


Stauraumkanal:  
 $Q_{vol} = 250 \text{ m}^3$   
 $Q_{ab} = 11 \text{ l/s}$   
 $Q_{ent} = 152 \text{ l/s}$

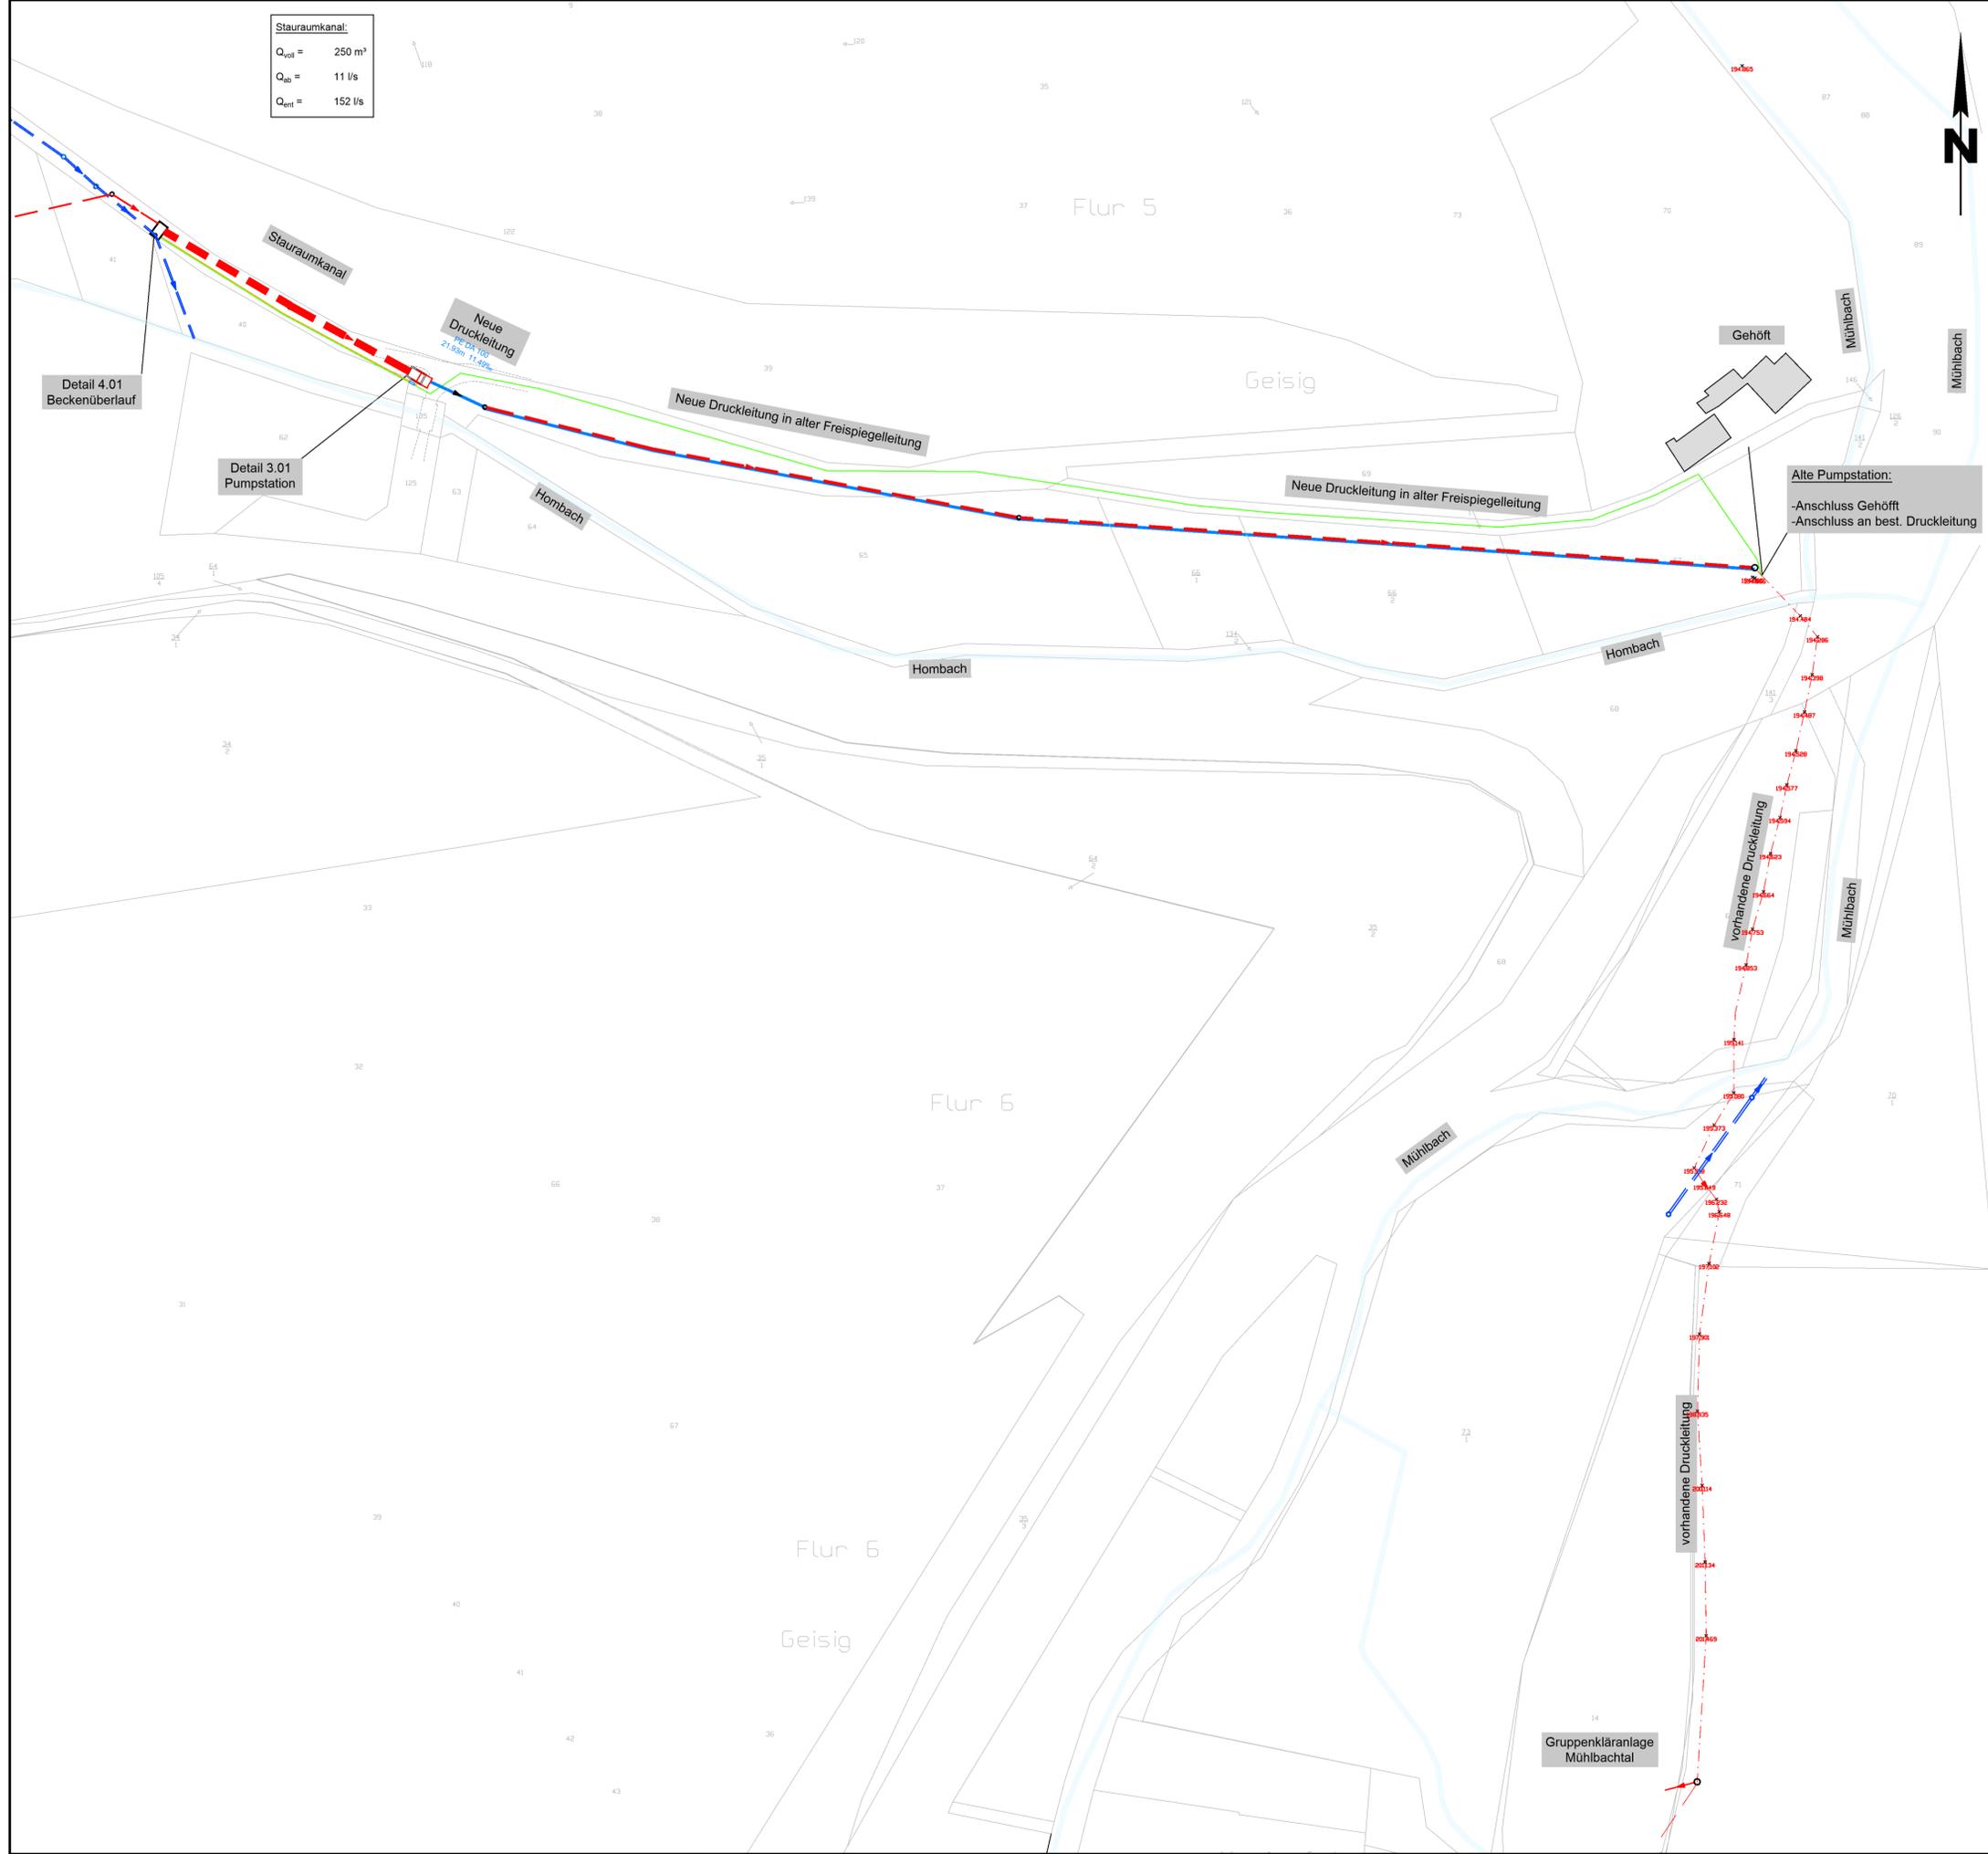

### LEGENDE

- Bestand**
- - - - - vorhandene Druckleitung
  - - - - - vorhandener Freispiegelkanal
- Planung**
- geplantes Bauwerk
  - - - - - Druckleitung in Freispiegelleitung einziehen
  - Neubau Druckleitung
  - Stromversorgung Pumpstation
  - Steuerkabel

Index	Datum	Änderung	Name



**artec**  
 Ingenieurgesellschaft mbH  
 Beratende Ingenieure  
 Verkehrsplanung  
 Abwasserentsorgung  
 Wasserversorgung  
 Gewässerplanung u. -renaturierung  
 Bauleitplanung  
 Geodatenmanagement  
 Projektmanagement

**Projekt** Umbau der Mischwasserentlastung in Geisig

**Bauherr** VGW Bad Ems - Nassau  
 Koppelheck 3  
 56377 Nassau  
Entwurfsplanung

**Plan** Lageplan

**Ingenieur** *P. Meis*  
 Ingenieur

Bauherr: \_\_\_\_\_  
 Datum: 17.09.2019  
 Projekt-nr.: 014.019  
 Blatt-nr.: 1.01  
 Maßstab: 1 : 1000  
 Bearbeiter: NW  
 Gezeichnet: AN

Hoenbergstraße 6 65555 Limburg Tel. 06431/9870-0 Fax 06431/9870-70