


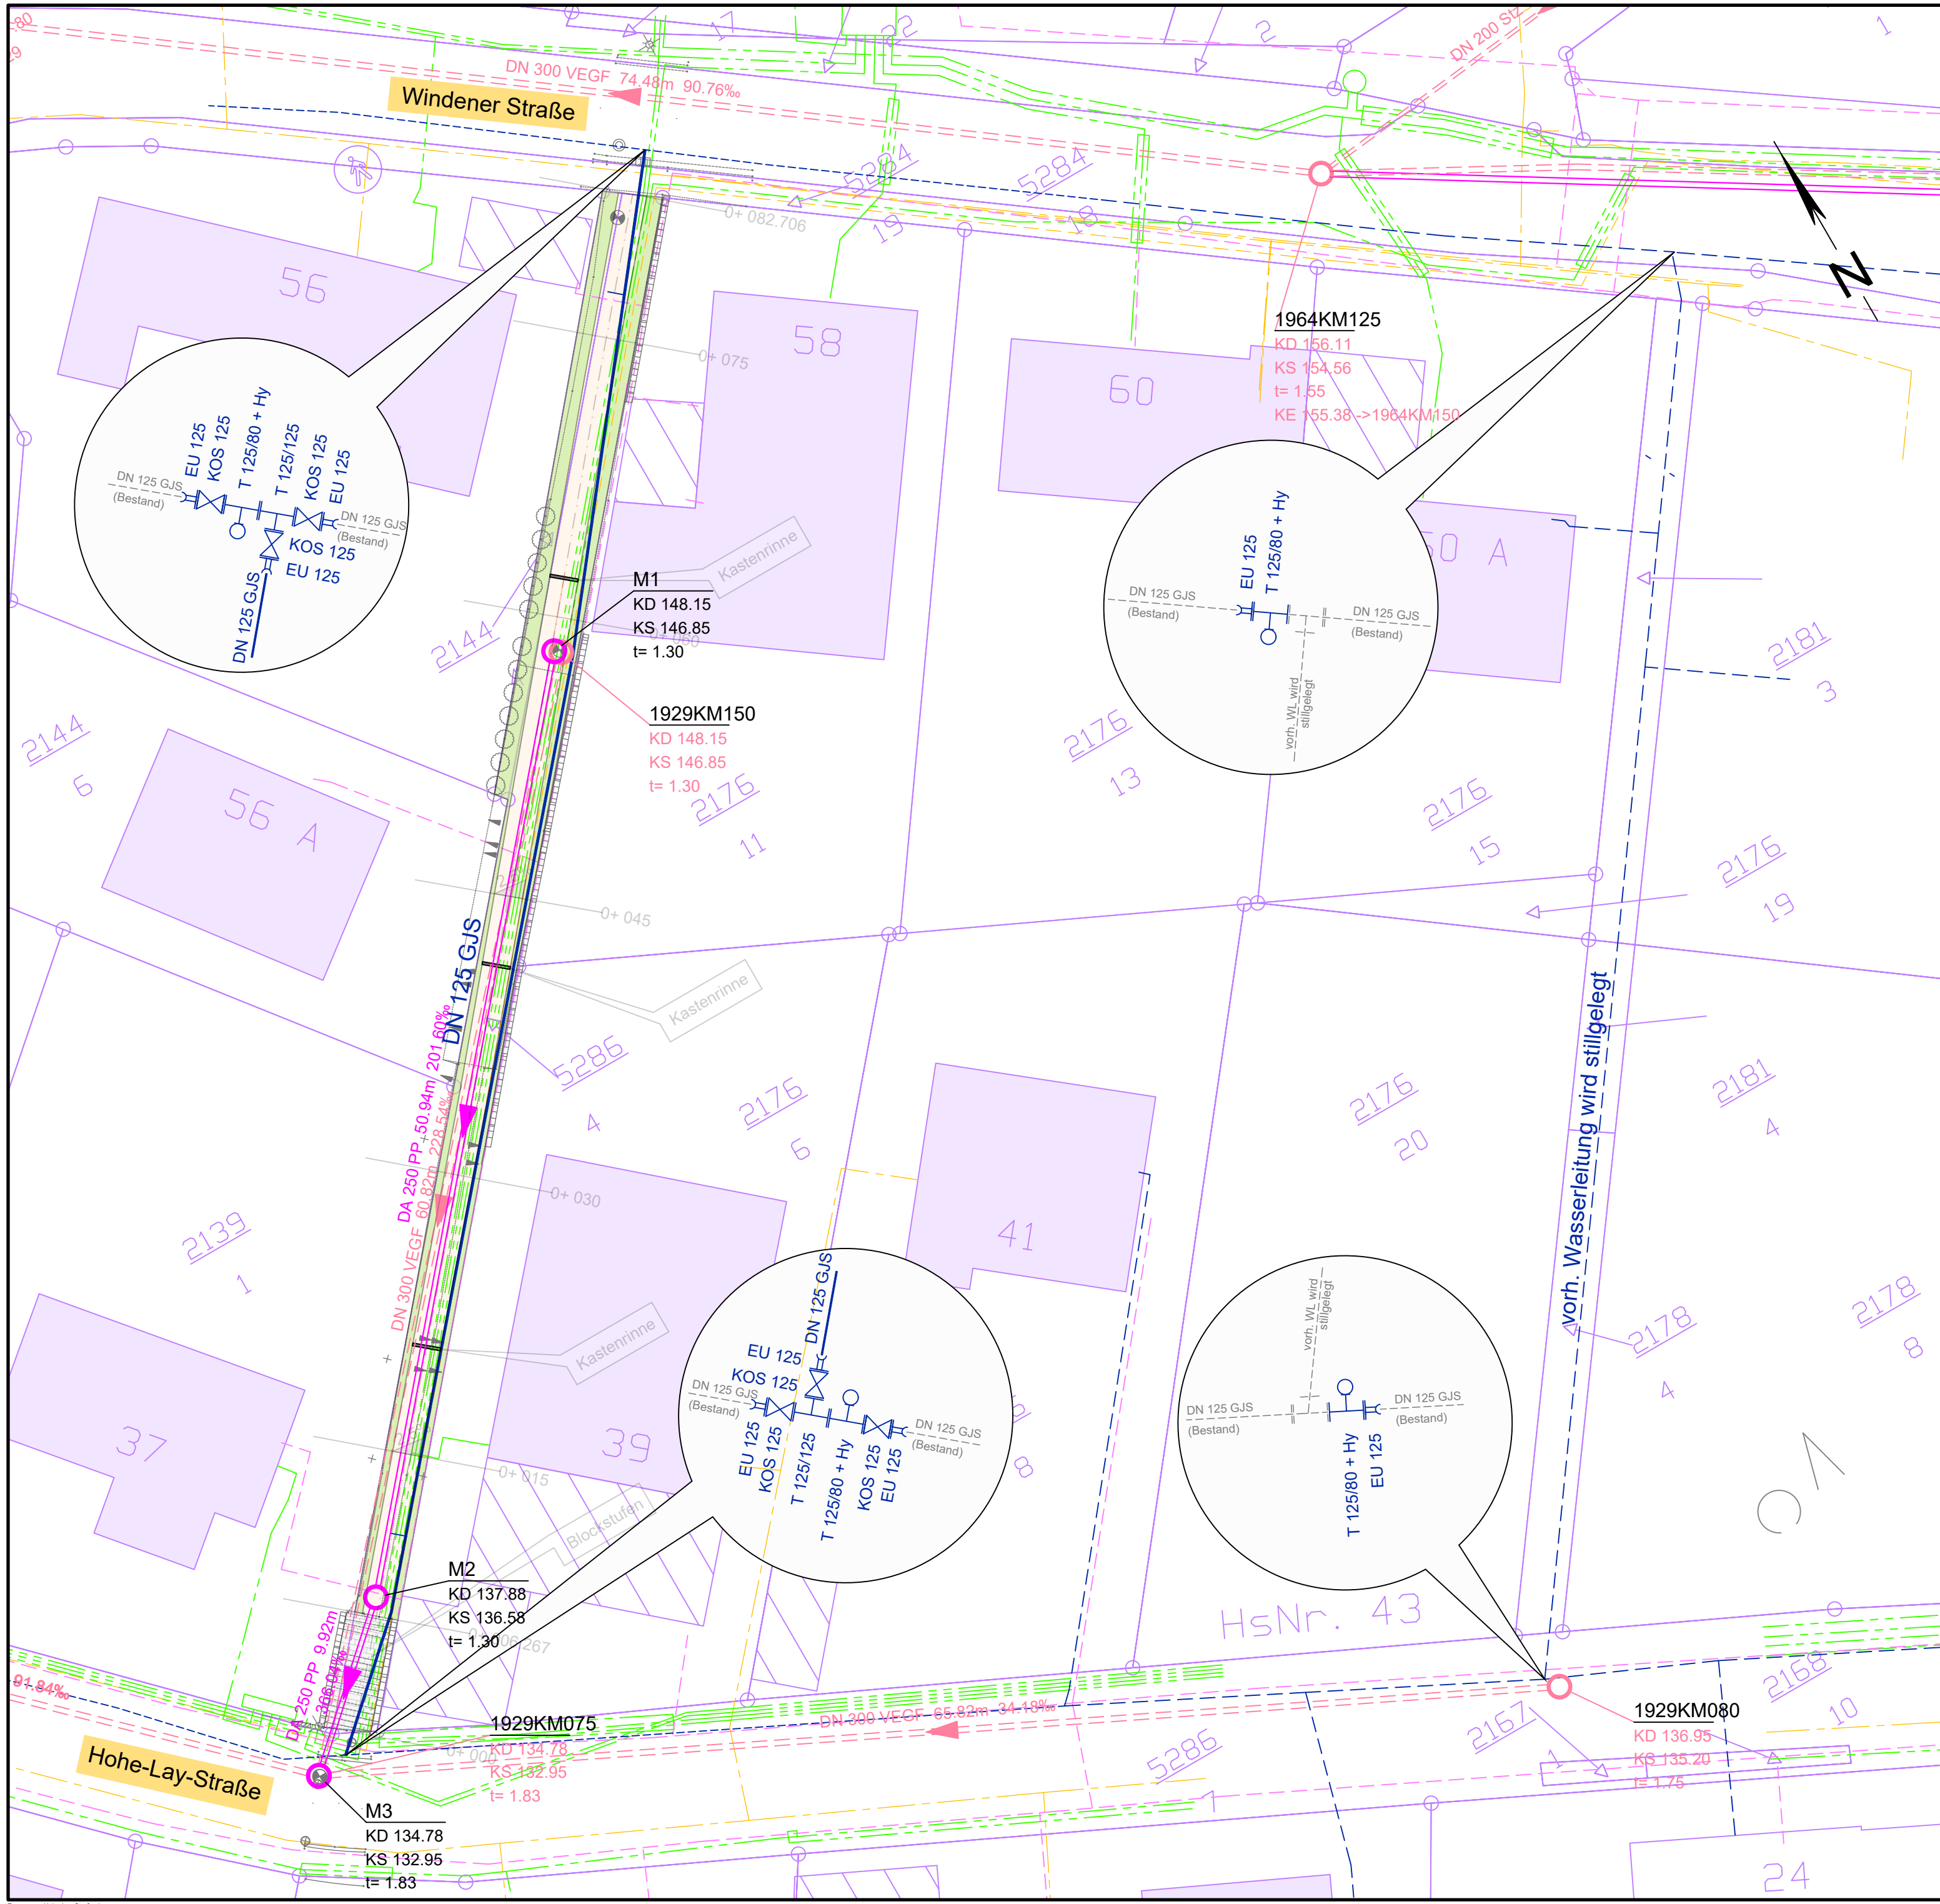

ZEICHENERKLÄRUNG:

Planung

SW 1	Schachtname
KD 125.00	Deckelhöhe
KS 122.00	Sohlhöhe
t= 3.00	Schachttiefe
KE 122.02 -> SW 2	ankommende Sohlhöhe -> von Schacht
KA 121.99 -> SW 3	abgehende Sohlhöhe -> nach Schacht
	geplanter Mischwasserkanal mit Schacht (Rohrdurchmesser, Rohrmaterial, Fließrichtung)
	geplante Wasserleitung

Bestand

	vorh. Mischwasserkanal mit Schacht (Rohrdurchmesser, Rohrmaterial, Haltungslänge, Gefälle, Fließrichtung)
	vorh. Hausanschluss
	vorh. Wasserleitung
	vorh. Strom
	vorh. Gas
	vorh. Telekom

Index	Datum	Änderung	Name

Ingenieurgesellschaft mbH
Beratende Ingenieure
Verkehrsplanung
Abwasserentsorgung
Wasser- und Gewässerplanung u. -renaturierung
Bauleitplanung
Geodatenmanagement
Projektmanagement

Projekt Kanalsanierung
Verbindung Hohe-Lay + Windener Str.
in Nassau

Bauherr VGW Bad Ems - Nassau
Koppelheck
56377 Nassau
Plan zur Ausschreibung

Plan Lageplan Kanal+Wasser
Verbindung Windener Str./Hohe-Lay-Str.

artec Ingenieurgesellschaft m. b. H.
Beratende Ingenieure
Hoenbergstraße 6
65555 Limburg-Offheim
Tel. 0 64 31/98 70-0, Fax 0 64 31/98 70-70

Ingenieur

Bauherr
Datum 21.08.2023
Projekt-nr. 014.043
Blatt-nr. 1.02
Maßstab 1:250
Bearbeiter D.K.
Gezeichnet A.B.

Hoenbergstraße 6 65555 Limburg Tel. 06431/9870-0 Fax 06431/9870-70