


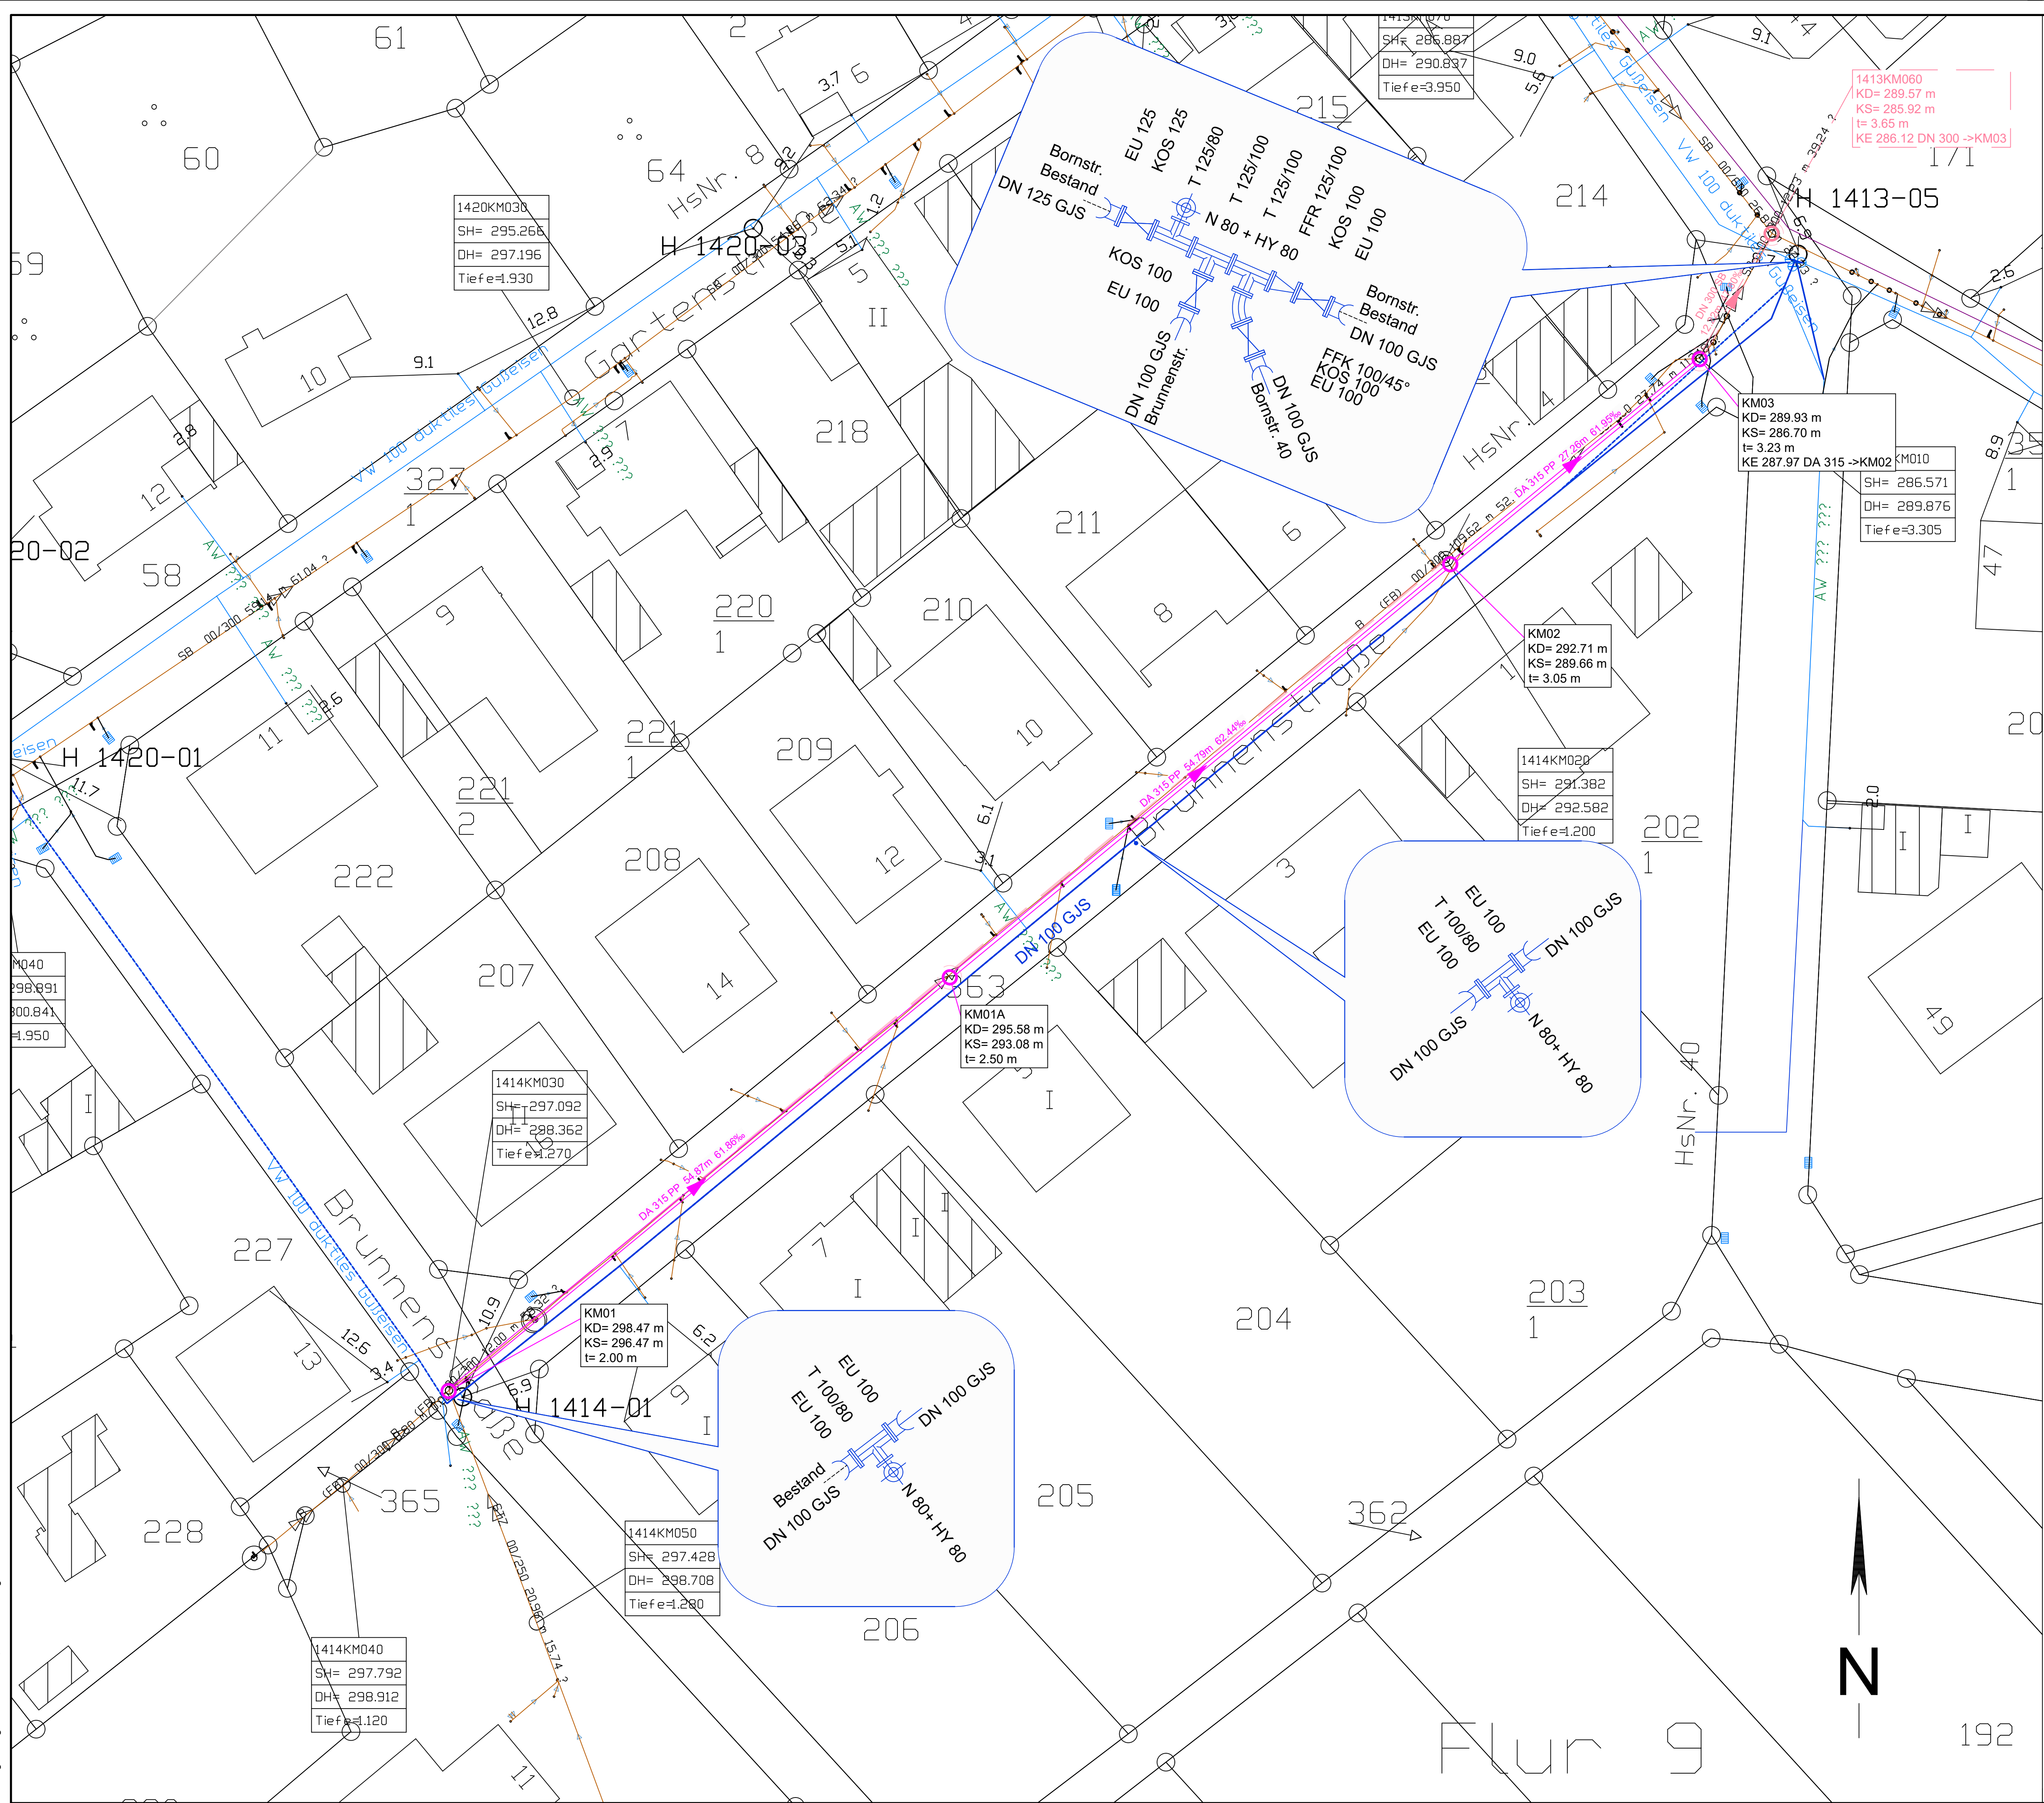

Legende

Planung:

geplanter Mischwasserkanal mit Schacht

geplante Wasserleitung

Bestand:

vorh. Mischwasserkanal

vorh. Wasserleitung

Index	Datum	Änderung	Name
B	06.05.24	Anpassung Wasserleitungsdetails	HM
A	24.04.24	Sohlhöhen Kanal geändert	AE

artec

Ingenieurgesellschaft mbH

Geräte- und Anlagenplanung
Verkehrsplanung
Abwasserbeseitigung
Wasserwirtschaft
Gründungsplanung u. -beratung
Bauplanung
Geodätische Vermessung
Projektmanagement

artec

Ingenieurgesellschaft mbH

Hoernbergstraße 6
65555 Limburg (Hessen)
Tel. 06431 9870-0 Fax 06431 9870-70

Projekt

Erneuerung der Abwasser- und Trinkwasserleitung
Brunnenstraße, OG Singhofen

Bauherr

VGW Bad Ems - Nassau
Bleichstraße 1
56130 Bad Ems
Ausführungsplan

Plan

Lageplan

Datum

06.07.2023

Projekt-nr.

014.039

Blatt-nr.

1.01

Maßstab

1:250

Bearbeiter

DK

Gezeichnet

AE

Hoernbergstraße 6

65555 Limburg

Tel. 06431/9870-0

Fax 06431/9870-70