


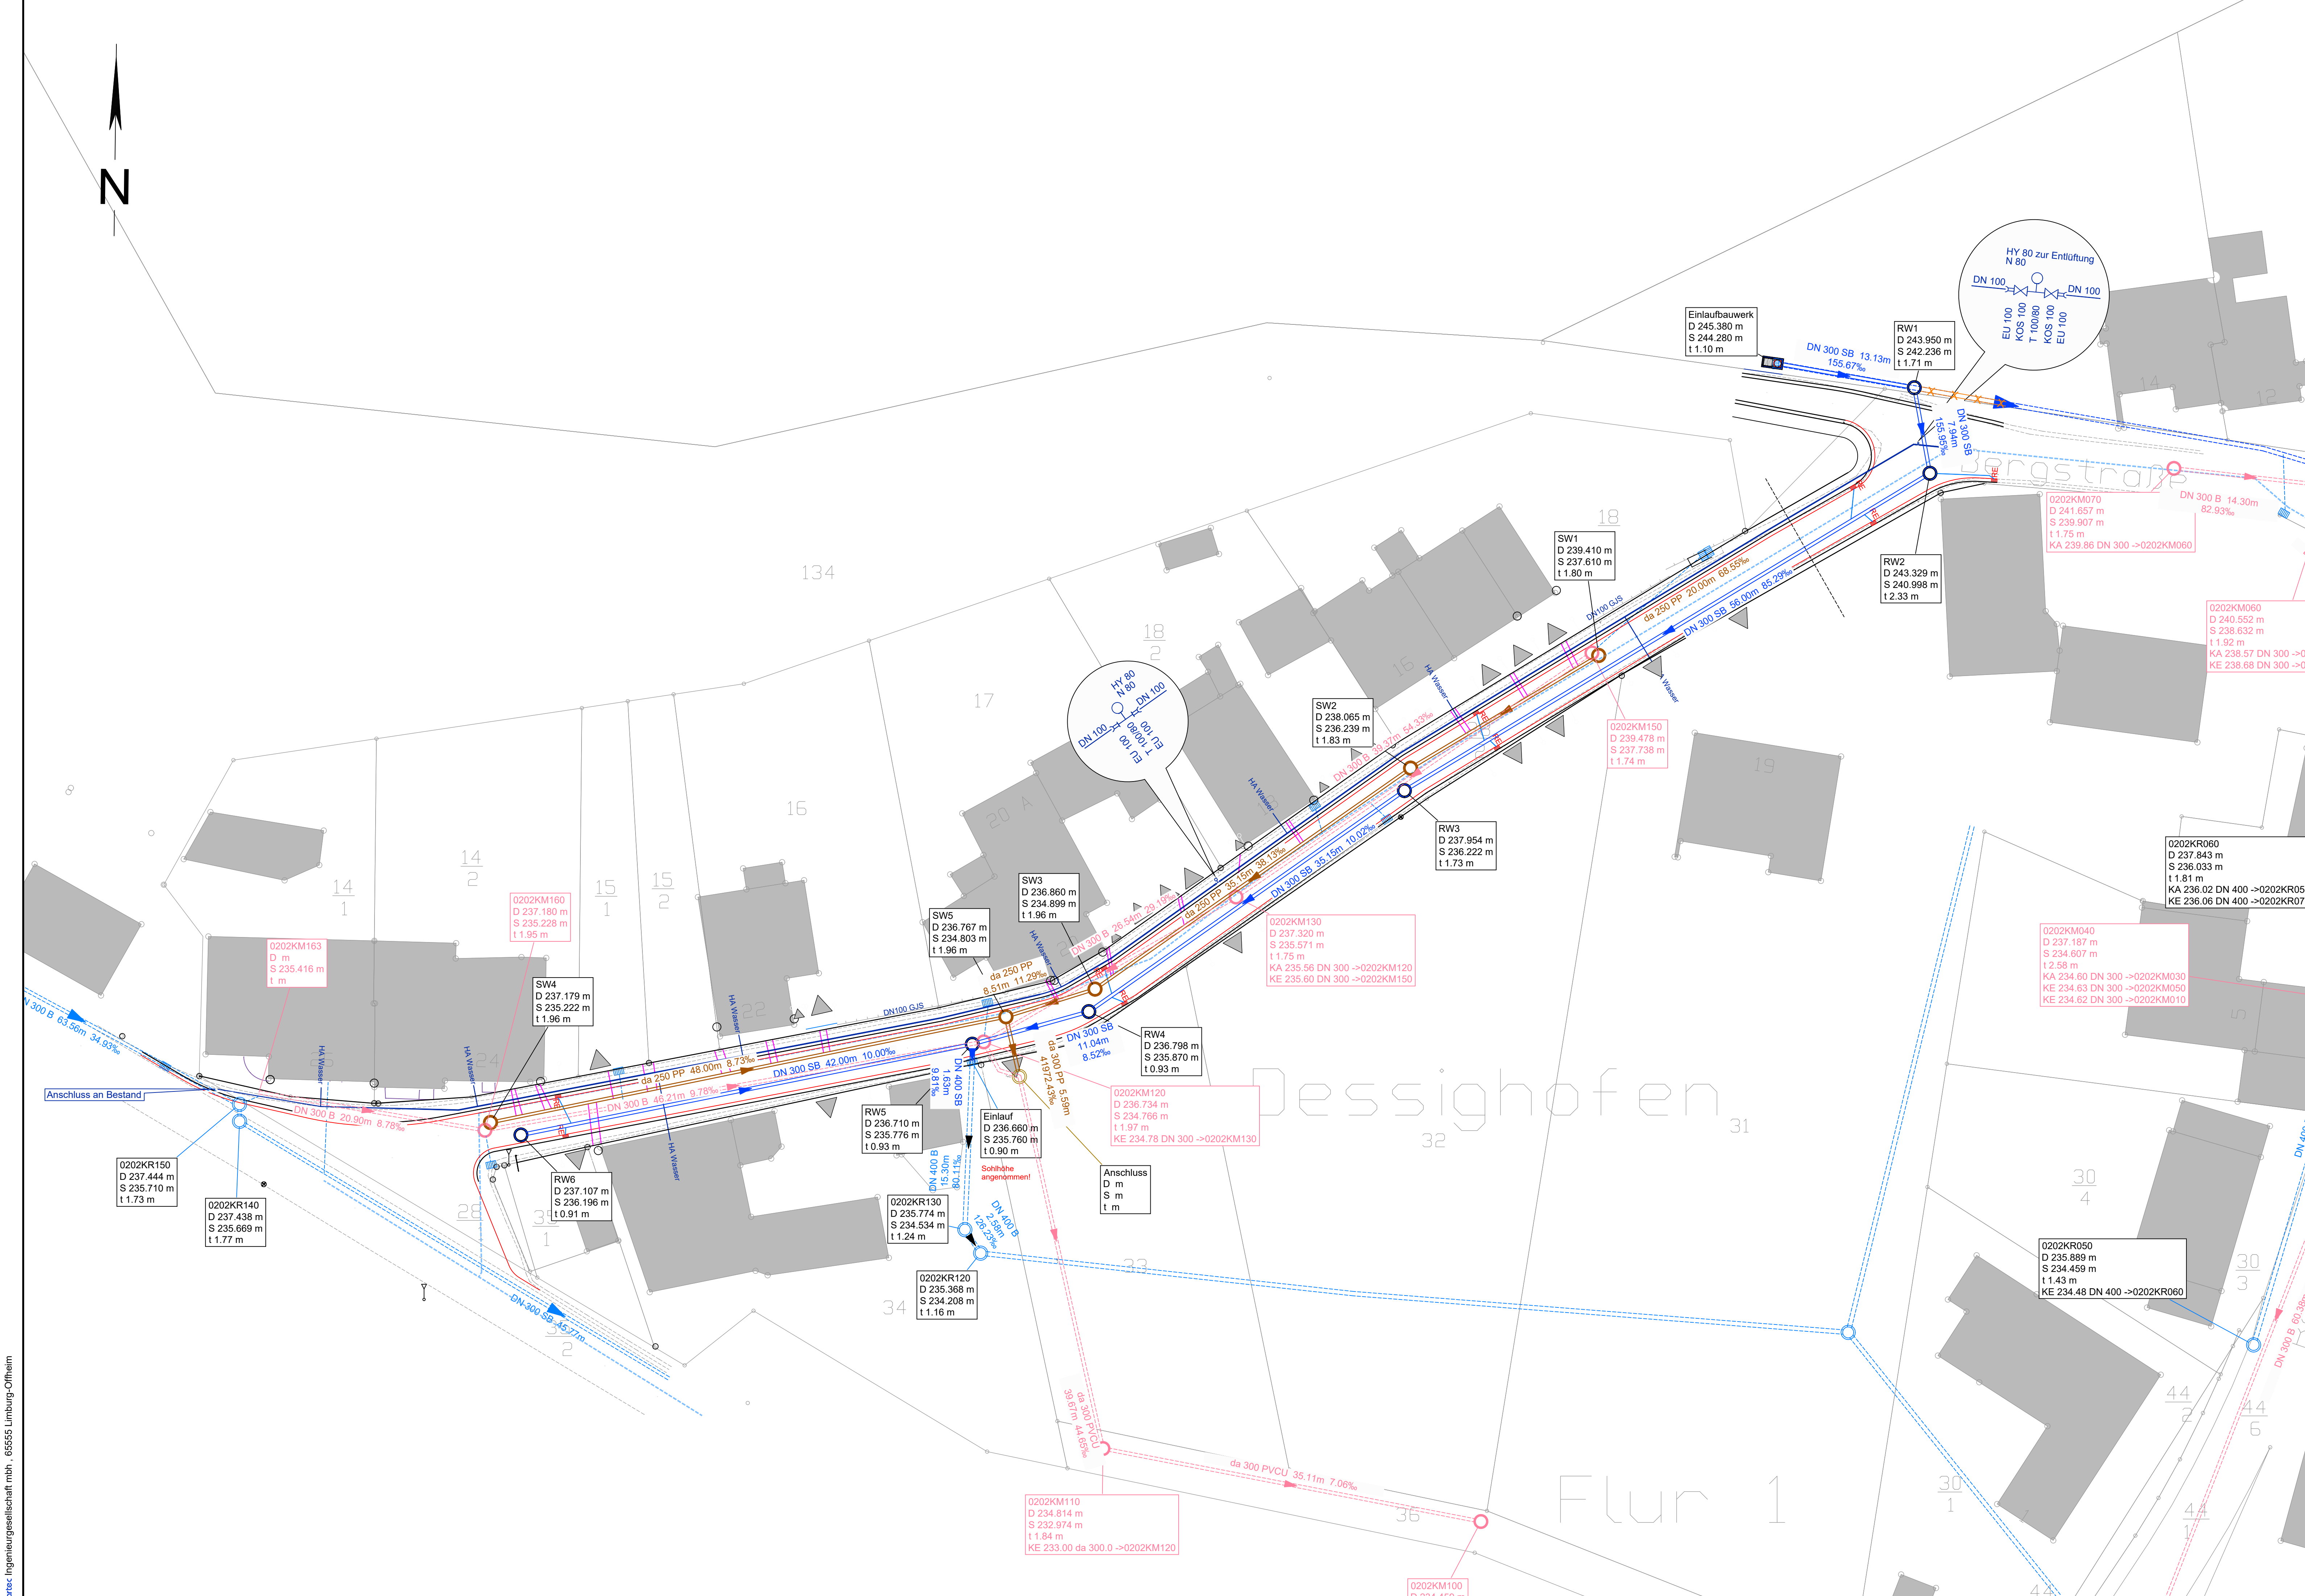

ZEICHENERKLÄRUNG:

- SW 1
KD 125.00
KS 122.00
t= 3.00
KE 122.02 -> SW 2
KA 121.99 -> SW 3
- Schachtnamen
Deckelhöhe
Sohlhöhe
Sohlentiefe
ankommende Sohlhöhe -> von Schacht
abgehende Sohlhöhe -> nach Schacht
- geplanter Schmutzwasserkanal mit Schacht
(Rohrdurchmesser, Rohrmaterial, Haltunslänge, Gefälle, Fließrichtung)
- geplanter Regenwasserkanal mit Schacht
(Rohrdurchmesser, Rohrmaterial, Haltunslänge, Gefälle, Fließrichtung)
- geplanter Kanal-Hausanschluss
(Rohrdurchmesser, Rohrmaterial, Fließrichtung)
- geplanter Regeneinlauf mit Ablaufleitung
(Rohrdurchmesser, Rohrmaterial, Fließrichtung)
- geplante Wasserleitung
- vorh. Schmutzwasserkanal mit Schacht
(Rohrdurchmesser, Rohrmaterial, Haltunslänge, Gefälle, Fließrichtung)
- vorh. Regenwasserkanal mit Schacht
(Rohrdurchmesser, Rohrmaterial, Haltunslänge, Gefälle, Fließrichtung)
- vorh. Mischwasserkanal mit Schacht
(Rohrdurchmesser, Rohrmaterial, Haltunslänge, Gefälle, Fließrichtung)
- Kanal entfällt bzw. wird verdammt
- vorh. Wasserleitung
- vorh. Strom
- vorh. Gas
- vorh. Telekom

A	24.01.25	Dimension RW-Kanal, SW Schächte verschoben		AD
Index	Datum	Änderung		Name

Ingenieurgesellschaft mbH

Berufende Ingenieure
Verkehrsplanung
Abwasserentsorgung
Kommunale Bauverwaltung
Geotechnikmanagement
Projektmanagement

Ausbau der "Bergstraße"
in der Ortsgemeinde Dessighofen
Verbandsgemeinde Nassau

Projekt
VGW Bad Ems - Nassau
Koppelheck

Bauherr
56377 Nassau

Plan
Lageplan Kanal und Wasser

Ingenieur
P. H. J.

Bauherr
Datum: 05.06.2023
Projekt-nr.: 014.031
Blatt-nr.: 1.02A
Maßstab: 1 : 250
Bearbeiter: PW
Gezeichnet: AD

Hoenbergstraße 6
65555 Limburg
Tel. 06431/9870-0
Fax 06431/9870-70