


Datum: 30.12.2024

artec Ingenieurgesellschaft mbH, Hoenbergstraße 6, 65555 Limburg-Offheim

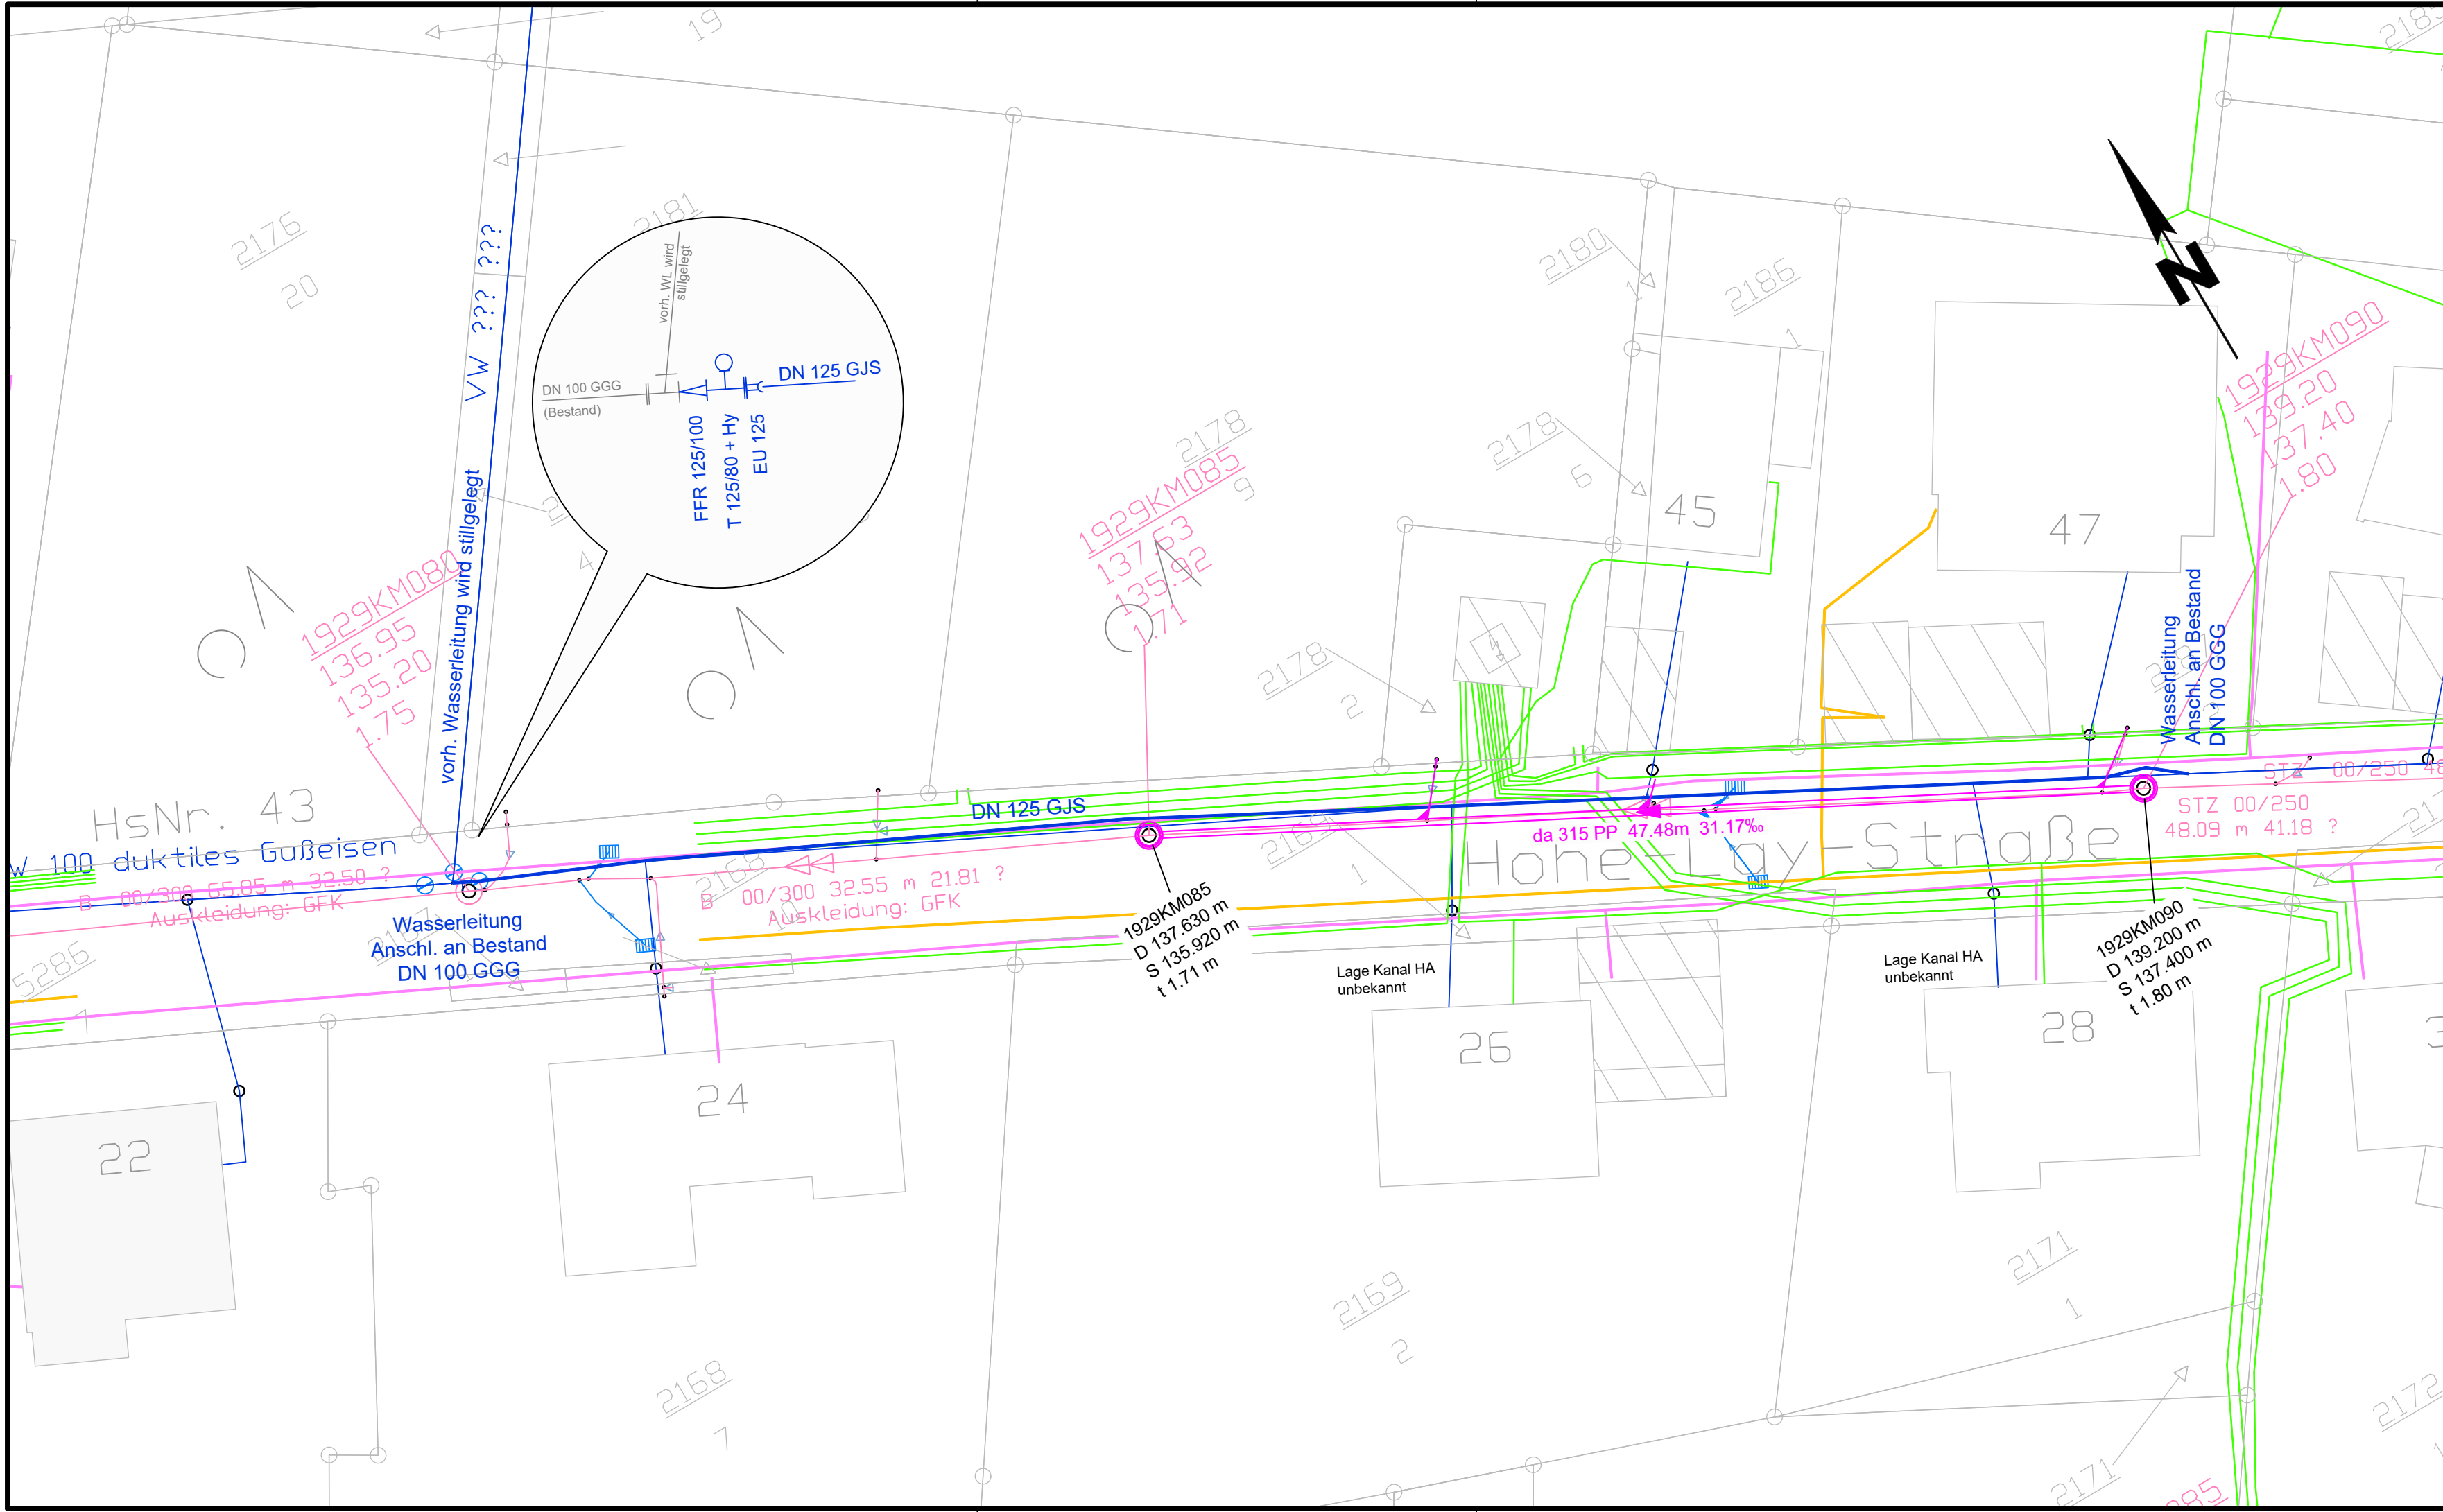

ZEICHENERKLÄRUNG:

Planung

- 1929KM090
KD 139.20
KS 137.40
t= 1.80

geplanter Mischwasserkanal mit Schacht
(Rohrdurchmesser, Rohrmaterial, Fließrichtung)
- geplante Wasserleitung

Bestand

- DN 300 B 25.40m 83.09‰

vorh. Mischwasserkanal mit Schacht
(Rohrdurchmesser, Rohrmaterial, Haltungslänge, Gefälle, Fließrichtung)
vorh. Hausanschluss
- vorh. Wasserleitung
- vorh. Strom
- vorh. Gas
- vorh. Telekom

Index	Datum	Änderung	Name

Ingenieurgesellschaft mbH
Beratende Ingenieure
Verkehrsplanung
Abwasserentsorgung
Wasserversorgung
Gewässerplanung u. -renaturierung
Bauleitplanung
Geodatenmanagement
Projektmanagement

Projekt

KW
Hohe-Lay 26-28
Nassau

Bauherr

VGW Bad Ems - Nassau
Koppelheck
56377 Nassau

Plan

Lageplan
Kanal, Wasser

Ingenieur

Ingenieurgesellschaft m. b. H.
Beratende Ingenieure
P. Weis
Hoenbergstraße 6
65555 Limburg-Offheim
Tel. 0 64 31/98 70-0, Fax 0 64 31/98 70-70

Bauherr

Datum

22.01.2025

Projekt-Nr.

014.052

Blatt-Nr.

1.01

Maßstab

1 : 250

Bearbeiter

DK

Gezeichnet

AE

Hoenbergstraße 6

65555 Limburg

Tel. 06431/9870-0

Fax 06431/9870-70