
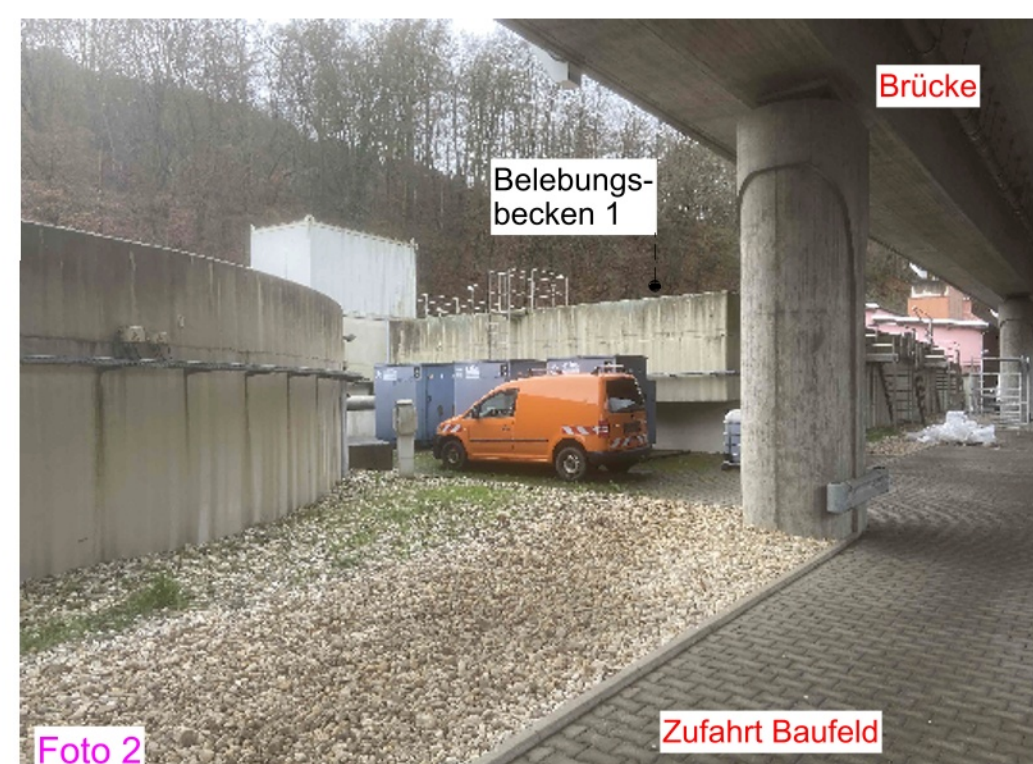
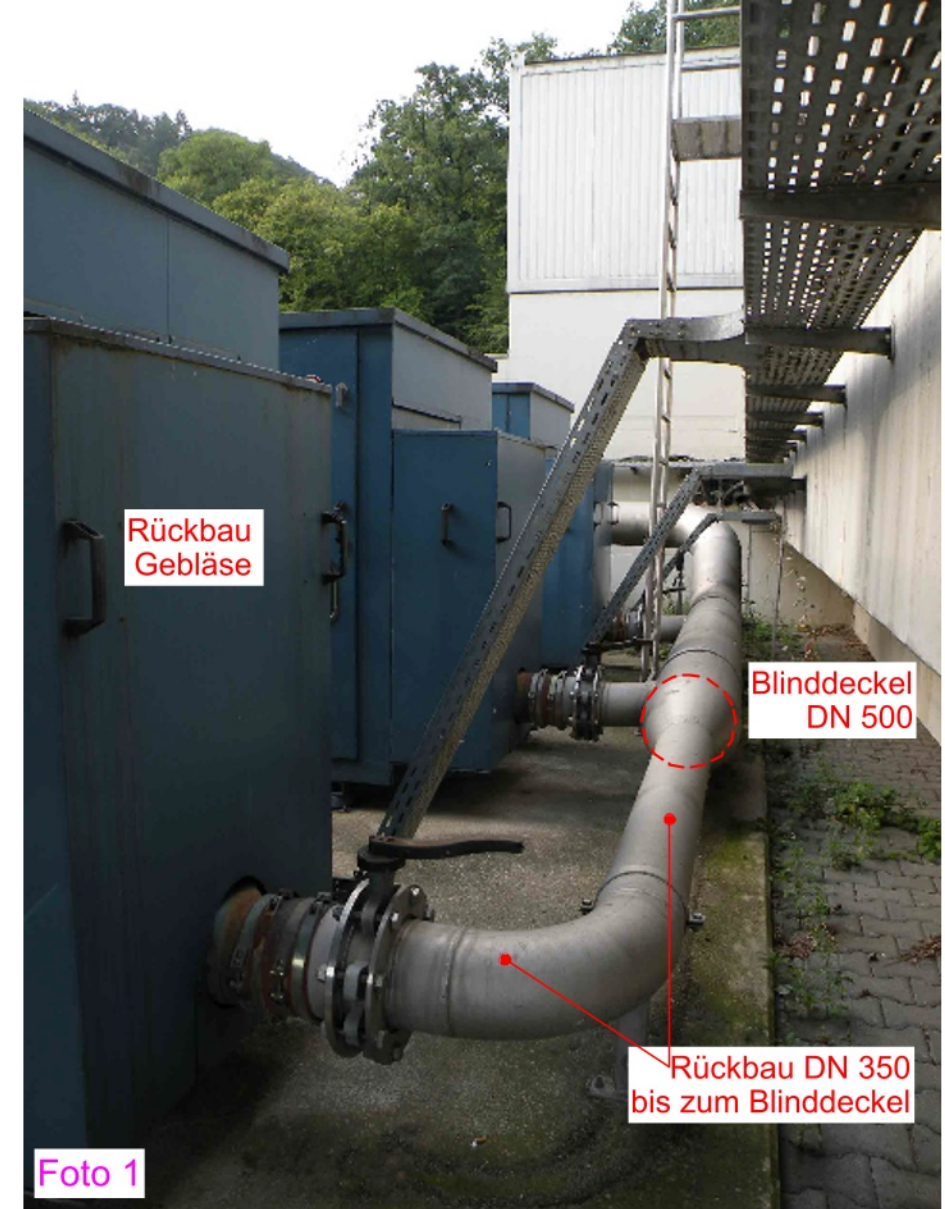


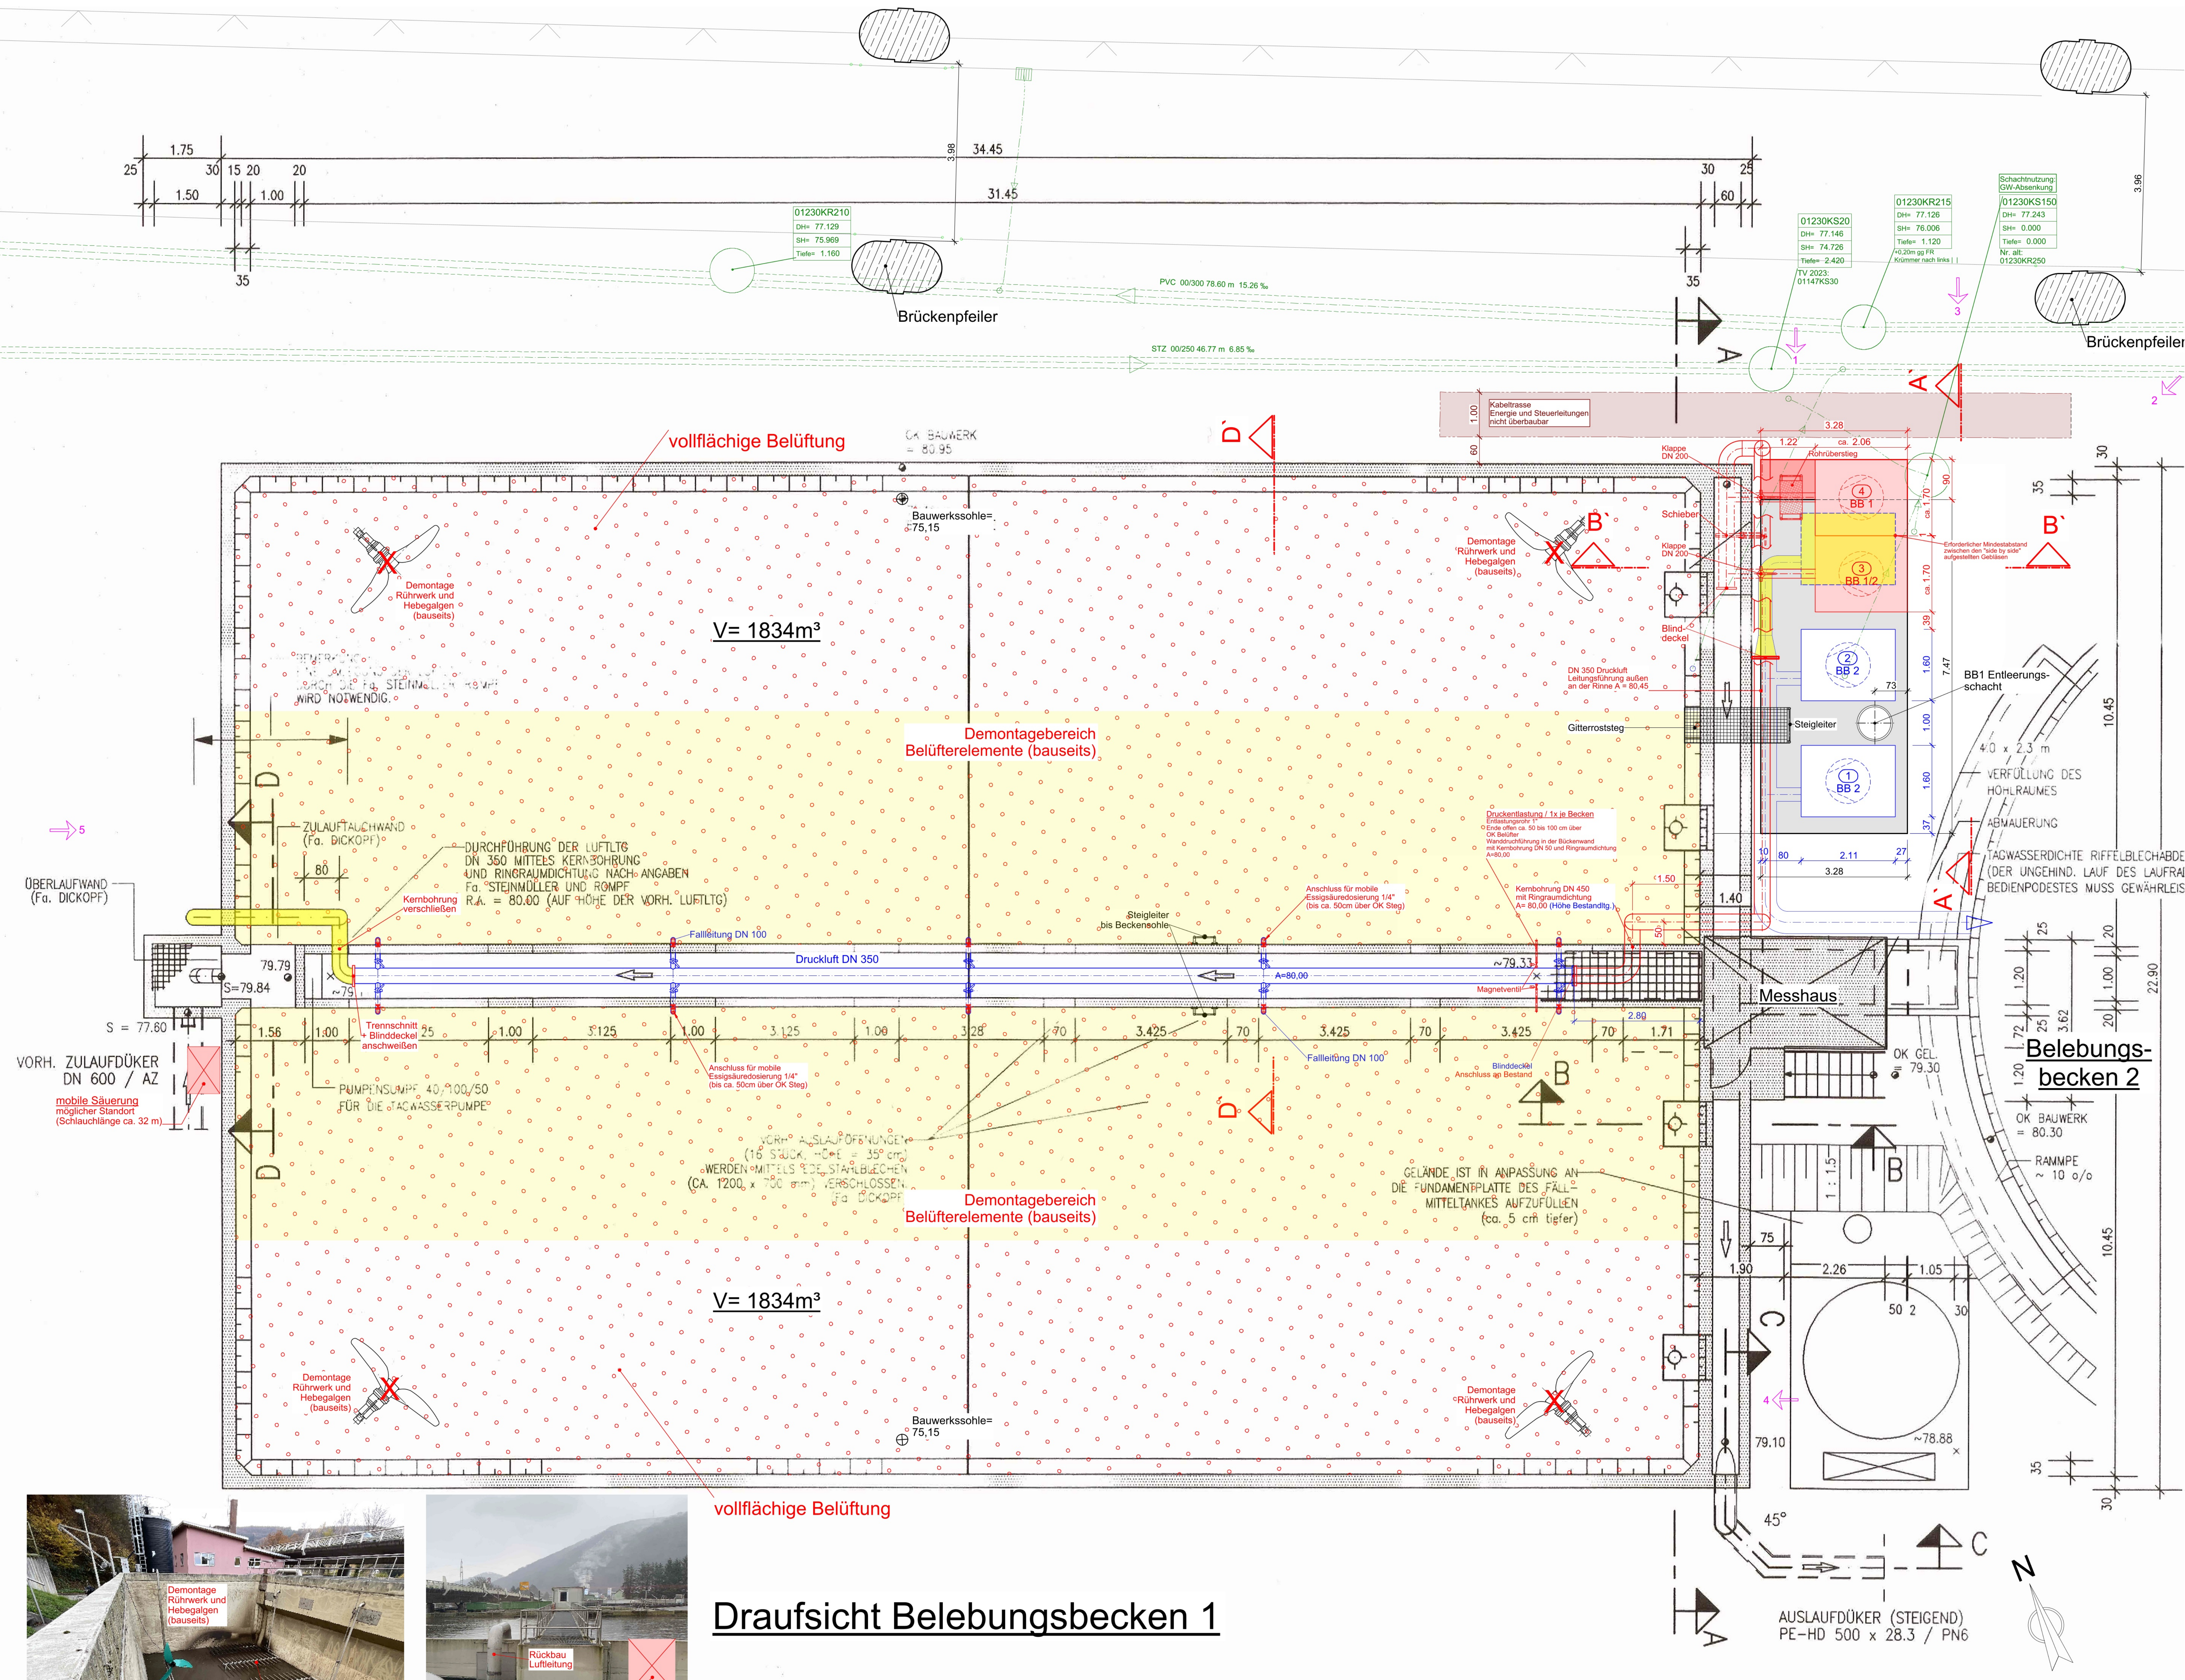

Draufsicht Belebungsbecken 1

Hinweise zu Einbau- und Anbauteilen sowie der technischen Ausrüstung

Montagearbeiten: Rohrleitungen und Anordnung der zugestrichenen Rohrleitungen, sämtlicher Befestigungen der technischen Ausrüstung erfolgen, wenn nicht anders ausgeschrieben, nach Angabe des Auftragnehmers.

Materialgrundsatz: Abwasserbehandelnde Ausrüstungsteile sind in Edelstahl V4A (1.4571) auszuführen. Ausrüstungsteile im Bereich der Beckenkronen (ohne dauerhaften Kontakt mit Abwasser) sind in V2A (1.4301) auszuführen. Sonstige Stahlbauteile sind in Stahl, verzinkt auszuführen. Vorbehaltlich abweichender Angaben in der Ausschreibung.

Planungsgrundlagen:

Folgende Unterlagen wurden als Grundlage bei der Erstellung dieses Planes verwendet:

Grundzüge des Lageplans ist die durchgeführte Vermessung vom 18.09.2023 von Dipl.-Ing. Martin Dänzer.

Die Katasterdaten wurden übernommen aus der Vermessung vom 18.09.2023 erstellt von Dipl.-Ing. Martin Dänzer.

Der Bauwerksbestand wurde übernommen aus dem Lageplan der KA Bad EMS, vom 06.01.2016, erstellt vom Ingenieurbüro Dr. Köppler GmbH.

Der Kanalarbeitsplan wurde digital übernommen vom Büro S. Kämpfer vom 23.11.2023.

Ausführungslinie IB Lais-Bodora 1988 Projekt K97343

- Legende**
- Bestand Bauwerk
 - Bestand technische Ausrüstung
 - Bestand Kanal
 - Rückbau
 - Planung Bauwerk
 - Planung technische Ausrüstung
 - Planung Flächenbelüftung

BAUHER: 	
Projekt: KA Bad EMS Erneuerung Gebläse und Belüfter Belebungsbecken 1	
Planungsphase: Ausführungsplanung	Planart: Bauwerksplan
Planinhalt: Draufsicht Belebungsbecken 1	
Datum 28.02.2025	Name Moserhölzer
Maßstab 1:50	Projekt-Nr. 41214
gezeichnet geprüft gelesen	Plannummer: 41214_AP_3.1
Index	