

Planungsbereich

nur zu Kalkulationszwecken

Ausschreibung

Unternehmen: Erneuerung der Wasserversorgung
"Rathausstraße" in der Ortsgemeinde Hömberg
Rhein-Lahn-Kreis

Planart: Übersichtslageplan



Anlage:	Maßstab:	Datum:	entworfen:
2	1: 10.000	Juni 2025	
			gezeichnet:
			geprüft:

Verbandsgemeindewerke Bad Ems - Nassau



Betriebsgebäude Kläranlage
Koppelhecke 26
56377 Nassau
Tel. 02603 - 793 - 0
Fax. 02603 - 793 - 175
Werke@vgben.de

Unterschrift (Auftraggeber)

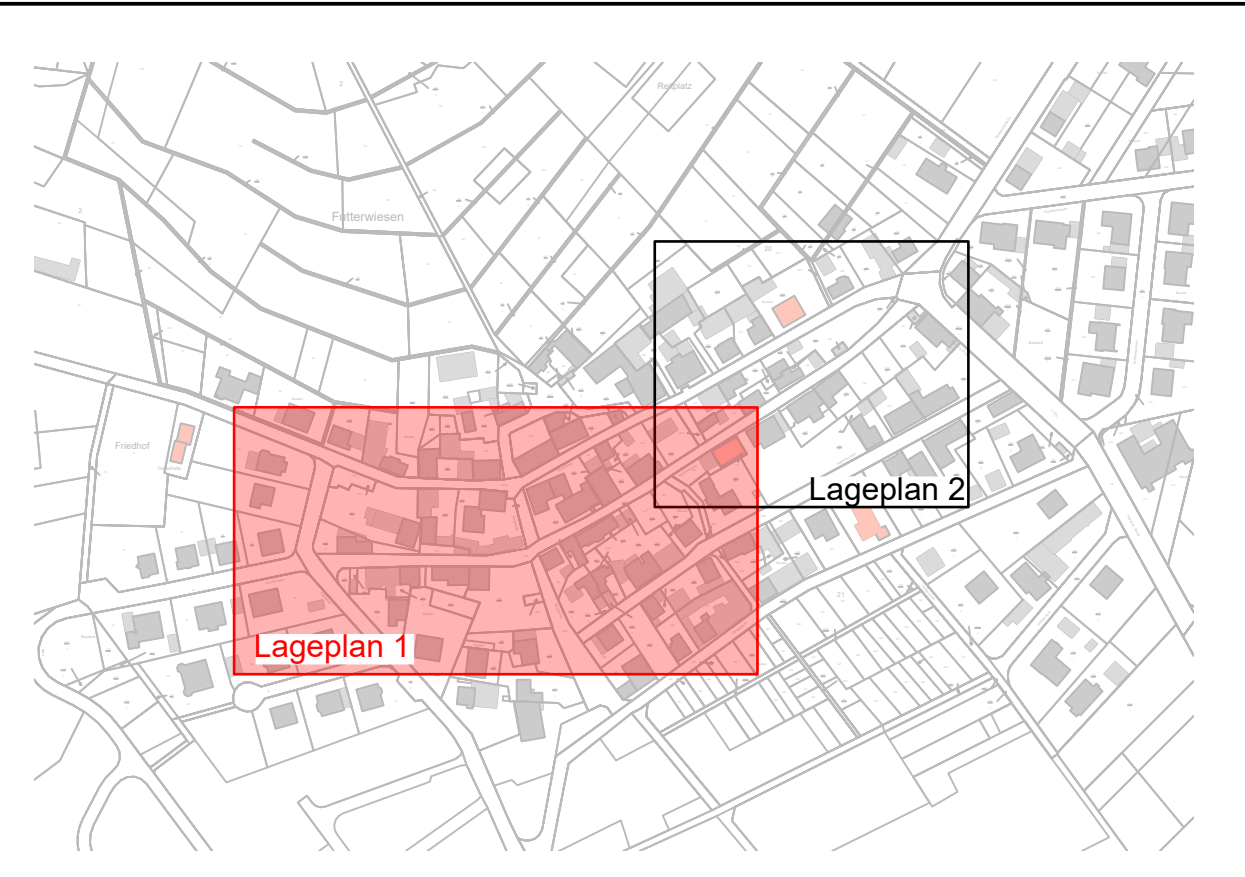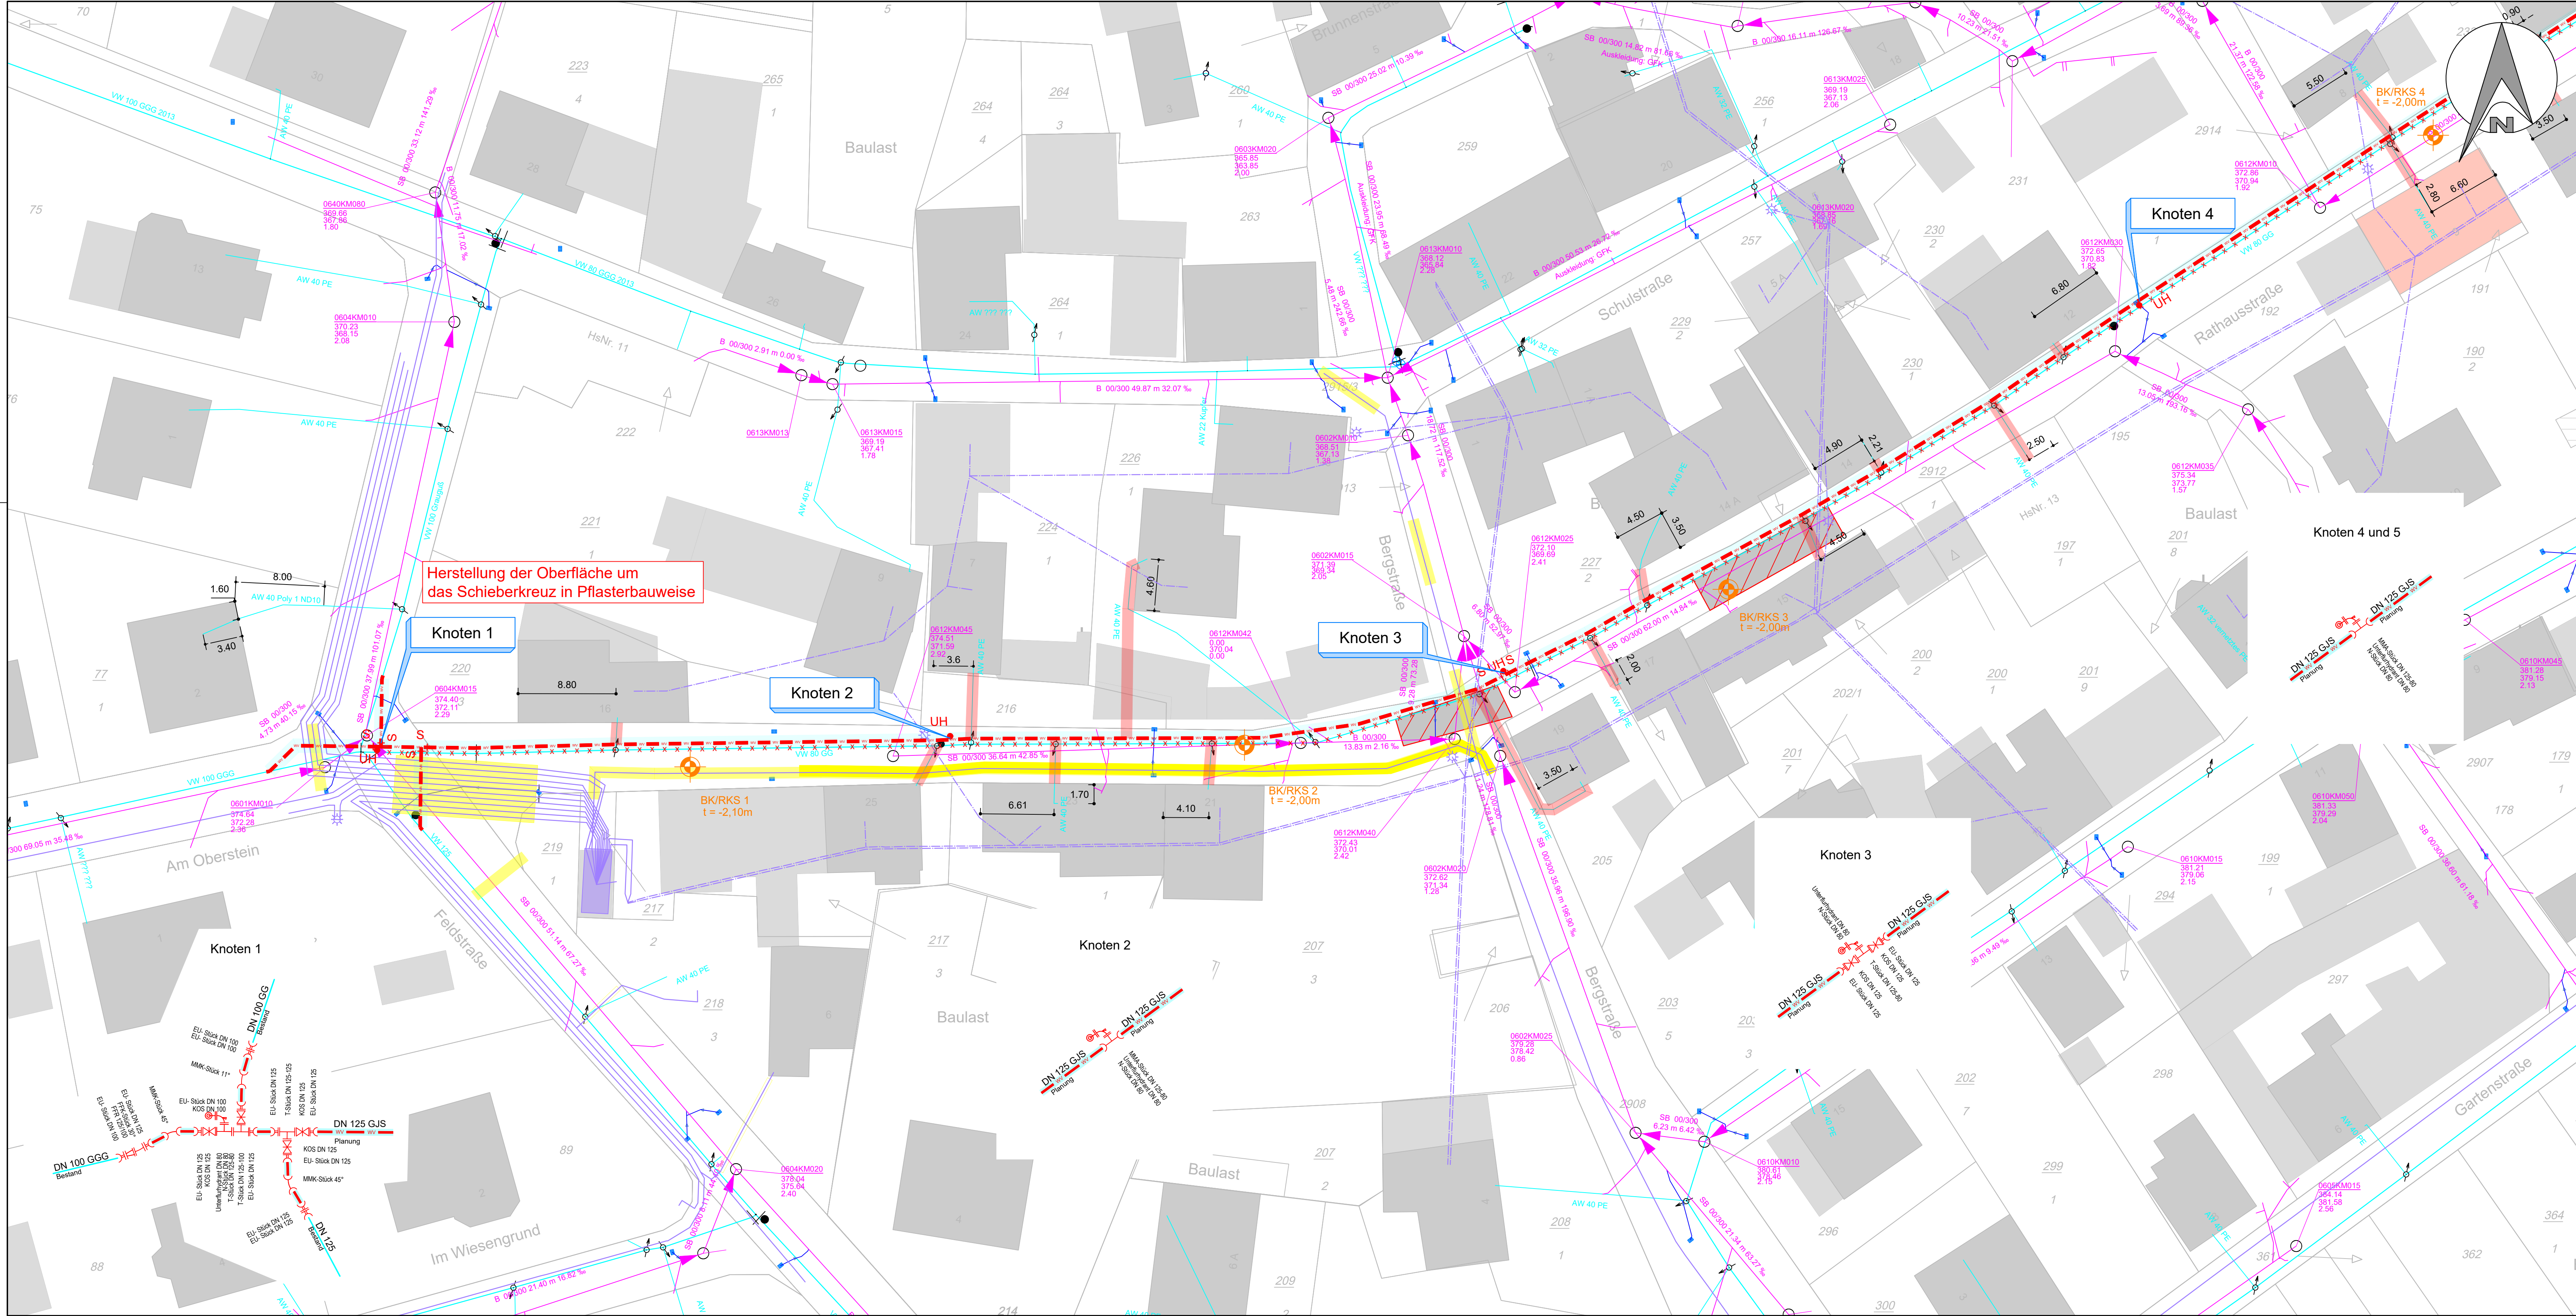

- Zeichenerklärung:**
- | | | | |
|--|--|--|---|
| | Best. Mischwasserschacht mit Deckel, Gelände, Sohlhöhe und Schachttiefe | | Gepl. Wasserleitung (mit Durchmesser) |
| | Best. Mischwasserhaltung mit DN, Länge, Gefälle und Fließrichtung mit best. HA | | Gepl. Unterflurhydrant |
| | best. Wasserleitung (mit Nennweite und Material) | | Gepl. Streckenschieber |
| | best. Unterflurhydrant | | Gepl. Hausanschlusschieber |
| | Best. Streckenschieber | | Gepl. Hausanschlussleerrohr DN 100 |
| | Best. Hausanschlusschieber | | Ausbesserungsarbeiten Deckschicht im Auftrag der Ortsgemeinde |
| | Best. abzubrechende Wasserleitung | | |
| | Best. Telekom (Kabeltrasse erdverlegt) | | |
| | Best. Telekom (Rohrtrasse) | | |
| | Best. Telekom (Muffenest) | | |
| | Best. Strom Kabeltrasse | | |
| | Best. Strom Freileitung | | |
| | Best. Strom Niederspannung | | |
| | Best. Strom Schutzrohr | | |
| | Best. Gasleitung | | |
| | Best. Schutzrohr | | |

nur zu Kalkulationszwecken

Ausschreibung

Unternehmen: Erneuerung der Wasserversorgung
"Rathausstraße" in der Ortsgemeinde Hömberg
Rhein-Lahn-Kreis

Planart: Lageplan 1
Planung



Anlage: 3.2.1	Maßstab: 1: 250	Datum: Juni 2025	entworfen: <input type="text"/>
			gezeichnet: <input type="text"/>
			geprüft: <input type="text"/>



**Verbandsgemeinde
Bad Ems - Nassau**

Betriebsgebäude Kläranlage
Koppelhecke 26
55377 Nassau
Tel. 02603 - 793 - 0
Fax. 02603 - 793 - 175
Werke@vgben.de

Unterschrift (Auftraggeber)

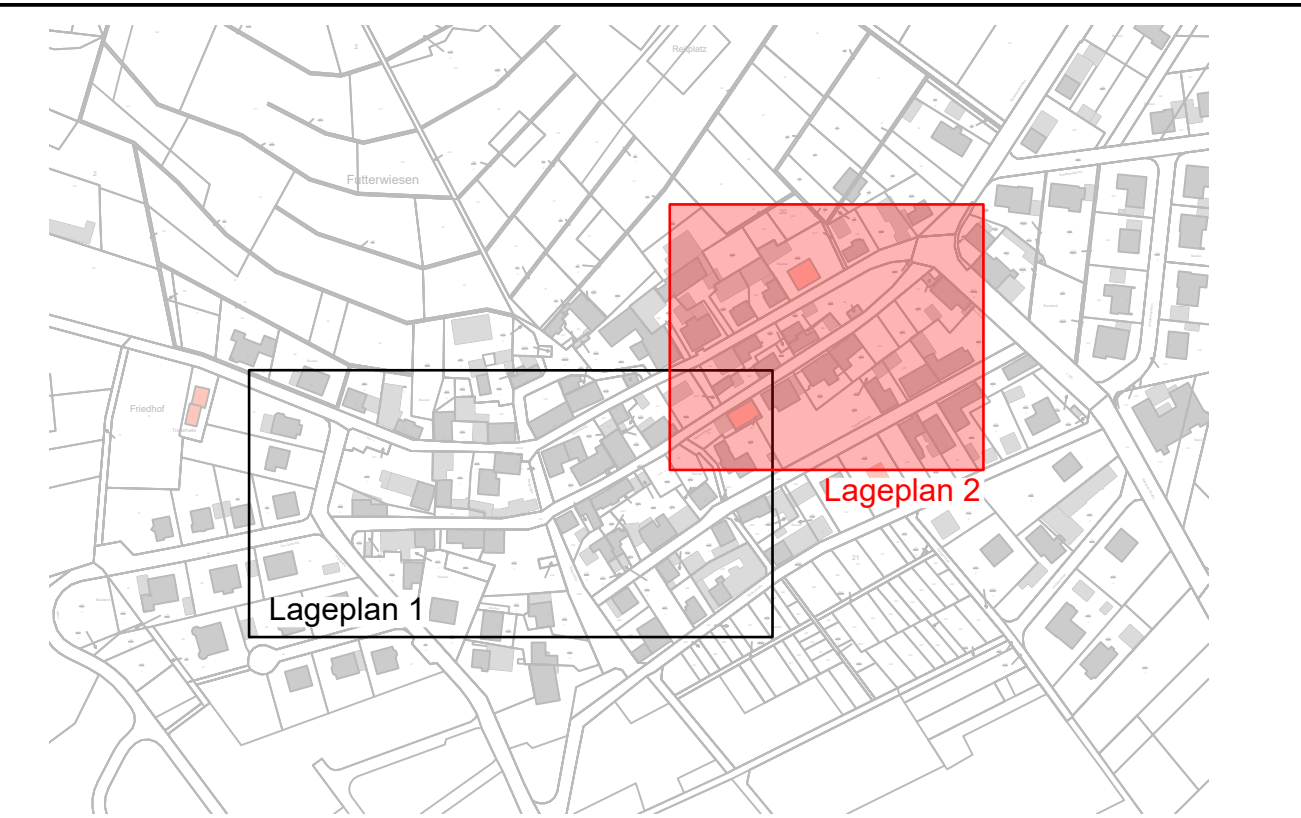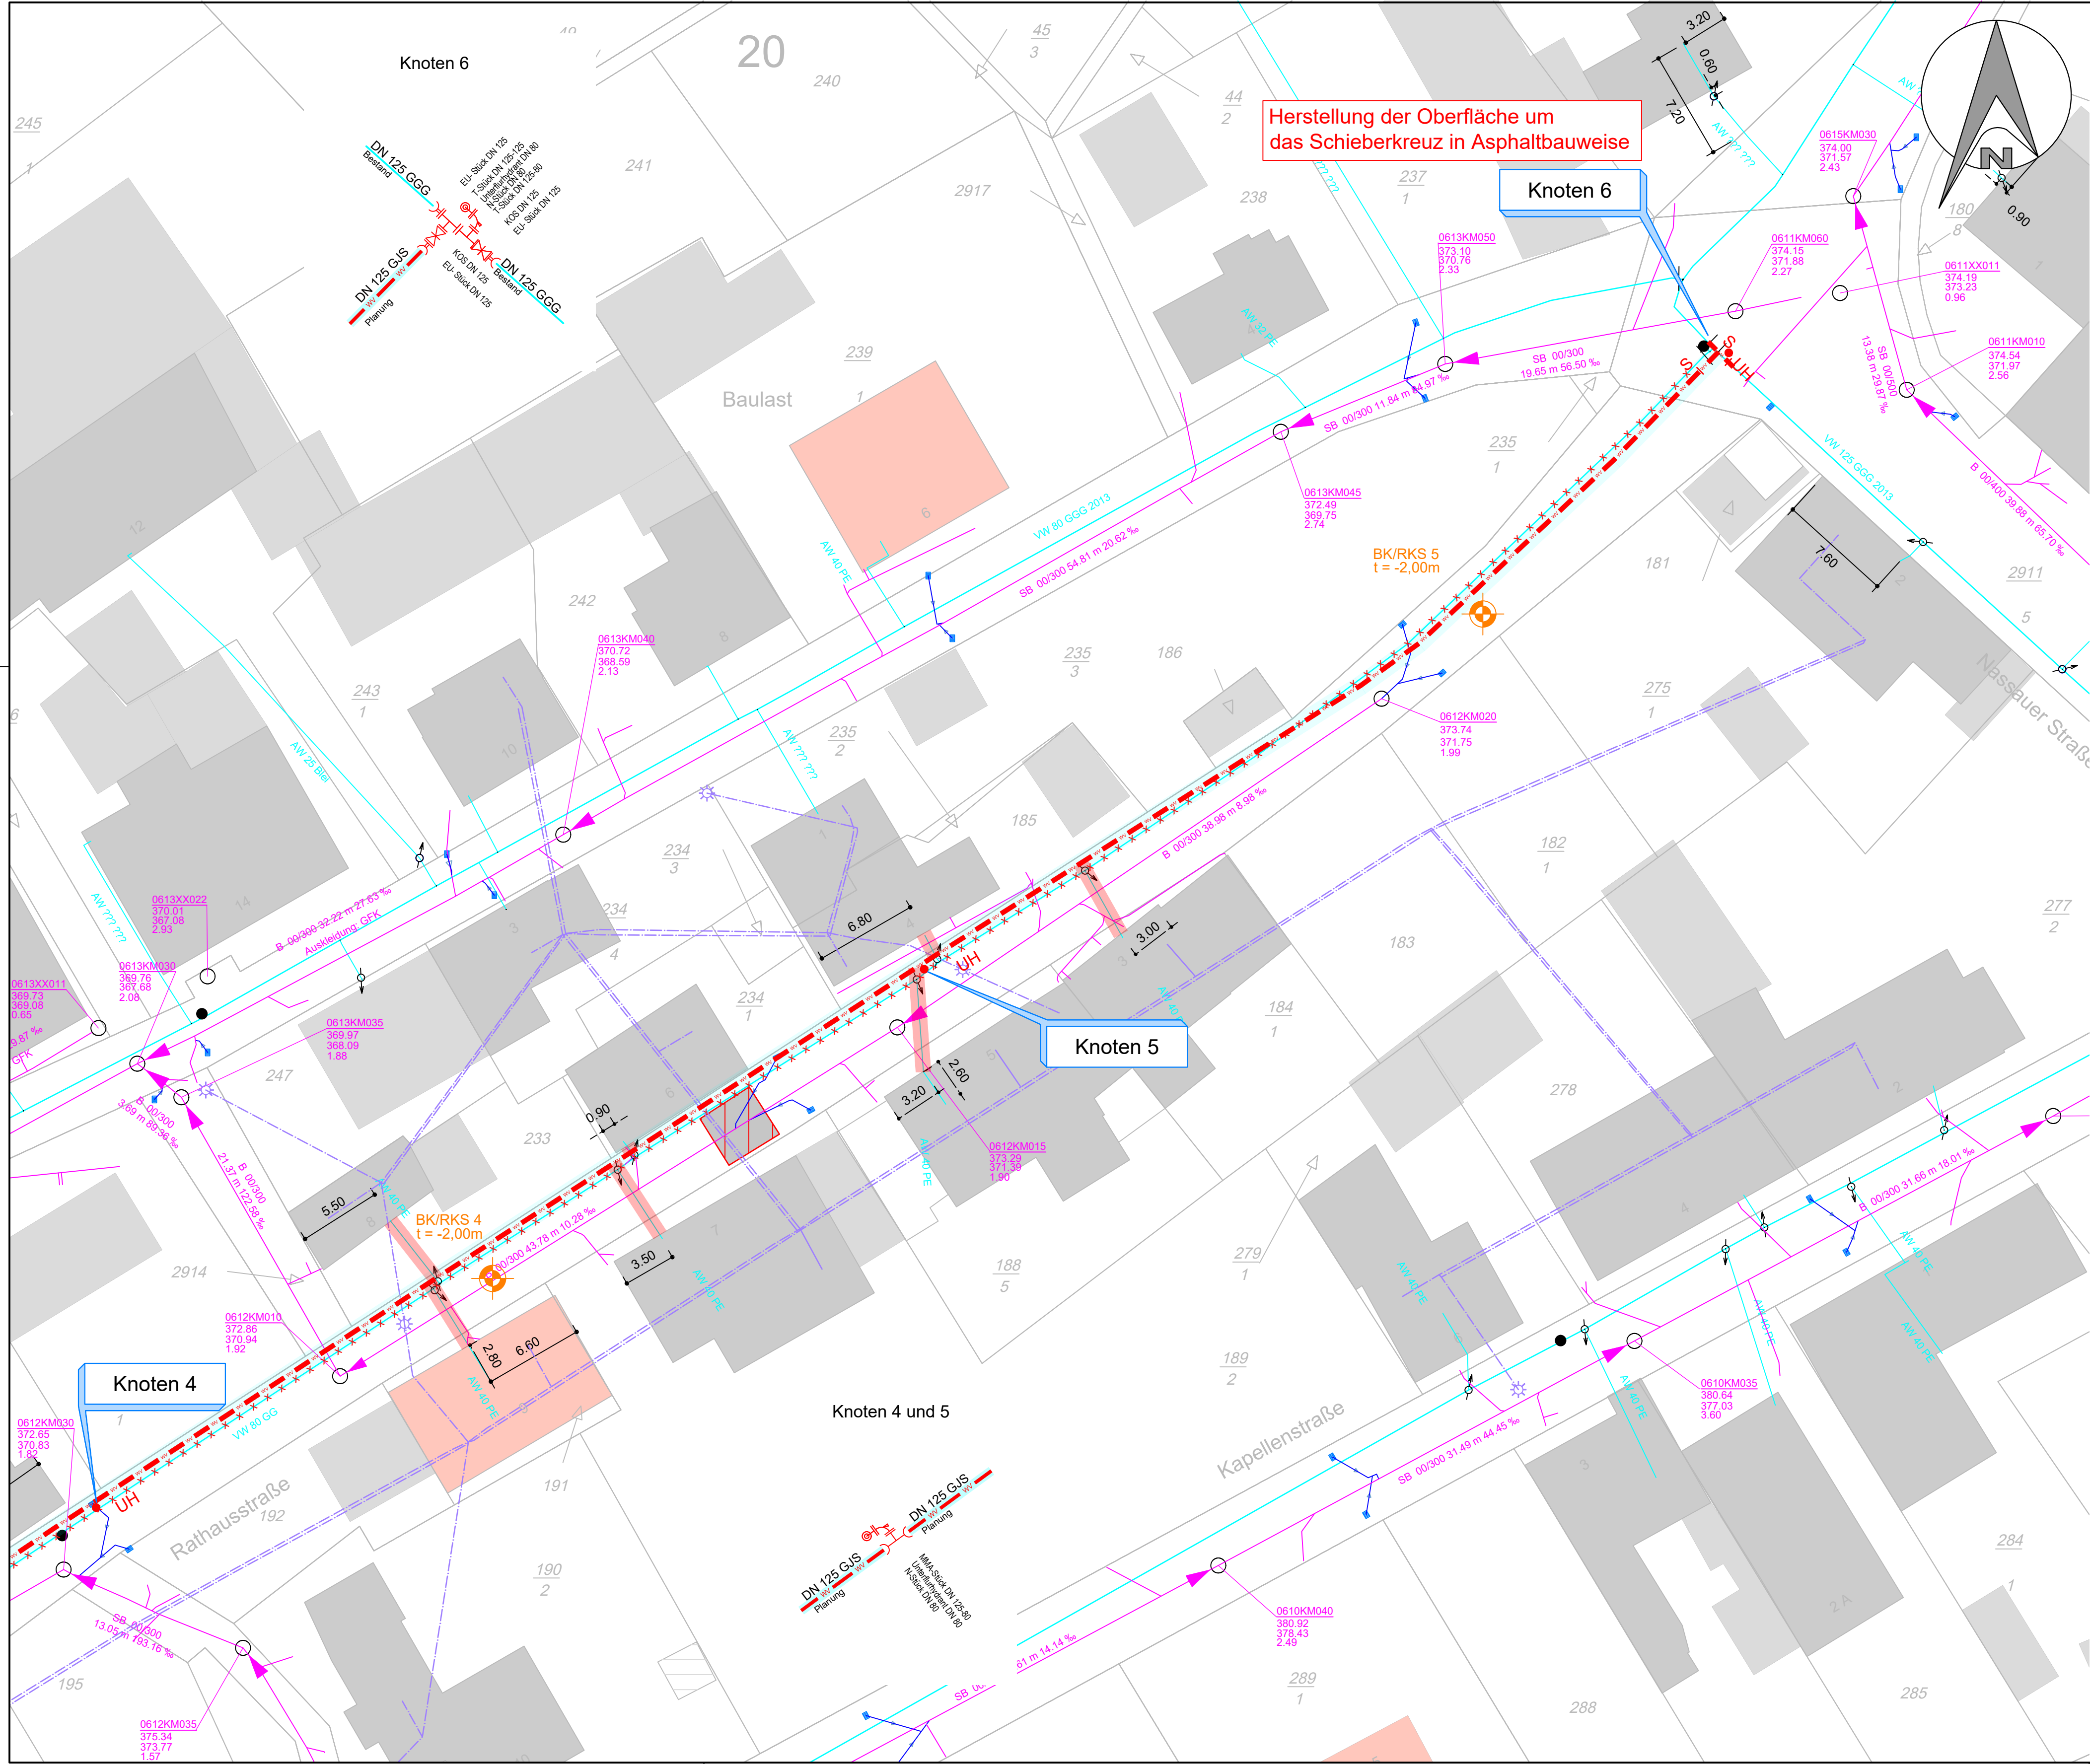

Zeichenerklärung:

- Best. Mischwasserschacht mit Deckel-, Gelände-, Sohlhöhe und Schachttiefe
- Best. Mischwasserhaltung mit DN, Länge, Gefälle und Fließrichtung mit best. HA
- best. Wasserleitung (mit Nennweite und Material)
- best. Unterflurhydrant
- Best. Streckenschieber
- Best. Hausanschlussschieber
- Best. abzubrechende Wasserleitung
- Best. Telekom (Kabeltrasse erdverlegt)
- Best. Telekom (Rohrtrasse)
- Best. Telekom (Muffenst)
- Best. Strom Kabeltrasse
- Best. Strom Freileitung
- Best. Strom Niederspannung
- Best. Strom Schutzrohr
- Best. Gasleitung
- Best. Schutzrohr
- Gepl. Wasserleitung (mit Durchmesser)
- Gepl. Unterflurhydrant
- Gepl. Streckenschieber
- Gepl. Hausanschlussschieber
- Gepl. Hausanschlussleerrohr DN 100
- Ausbesserungsarbeiten Deckschicht im Auftrag der Ortsgemeinde

nur zu Kalkulationszwecken

Ausschreibung

Unternehmen:	Erneuerung der Wasserversorgung "Rathausstraße" in der Ortsgemeinde Hömberg Rhein-Lahn-Kreis			
Planart:	Lageplan 2 Planung			
Anlage:	Maßstab:	Datum:	entworfen:	
3.2.2	1: 250	Juni 2025	gezeichnet:	
			geprüft:	
Verbandsgemeindewerke Bad Ems - Nassau Betriebsgebäude Kläranlage Koppelhecke 26 56377 Nassau Tel. 02603 - 793 - 0 Fax. 02603 - 793 - 175 Werke@vgben.de				