


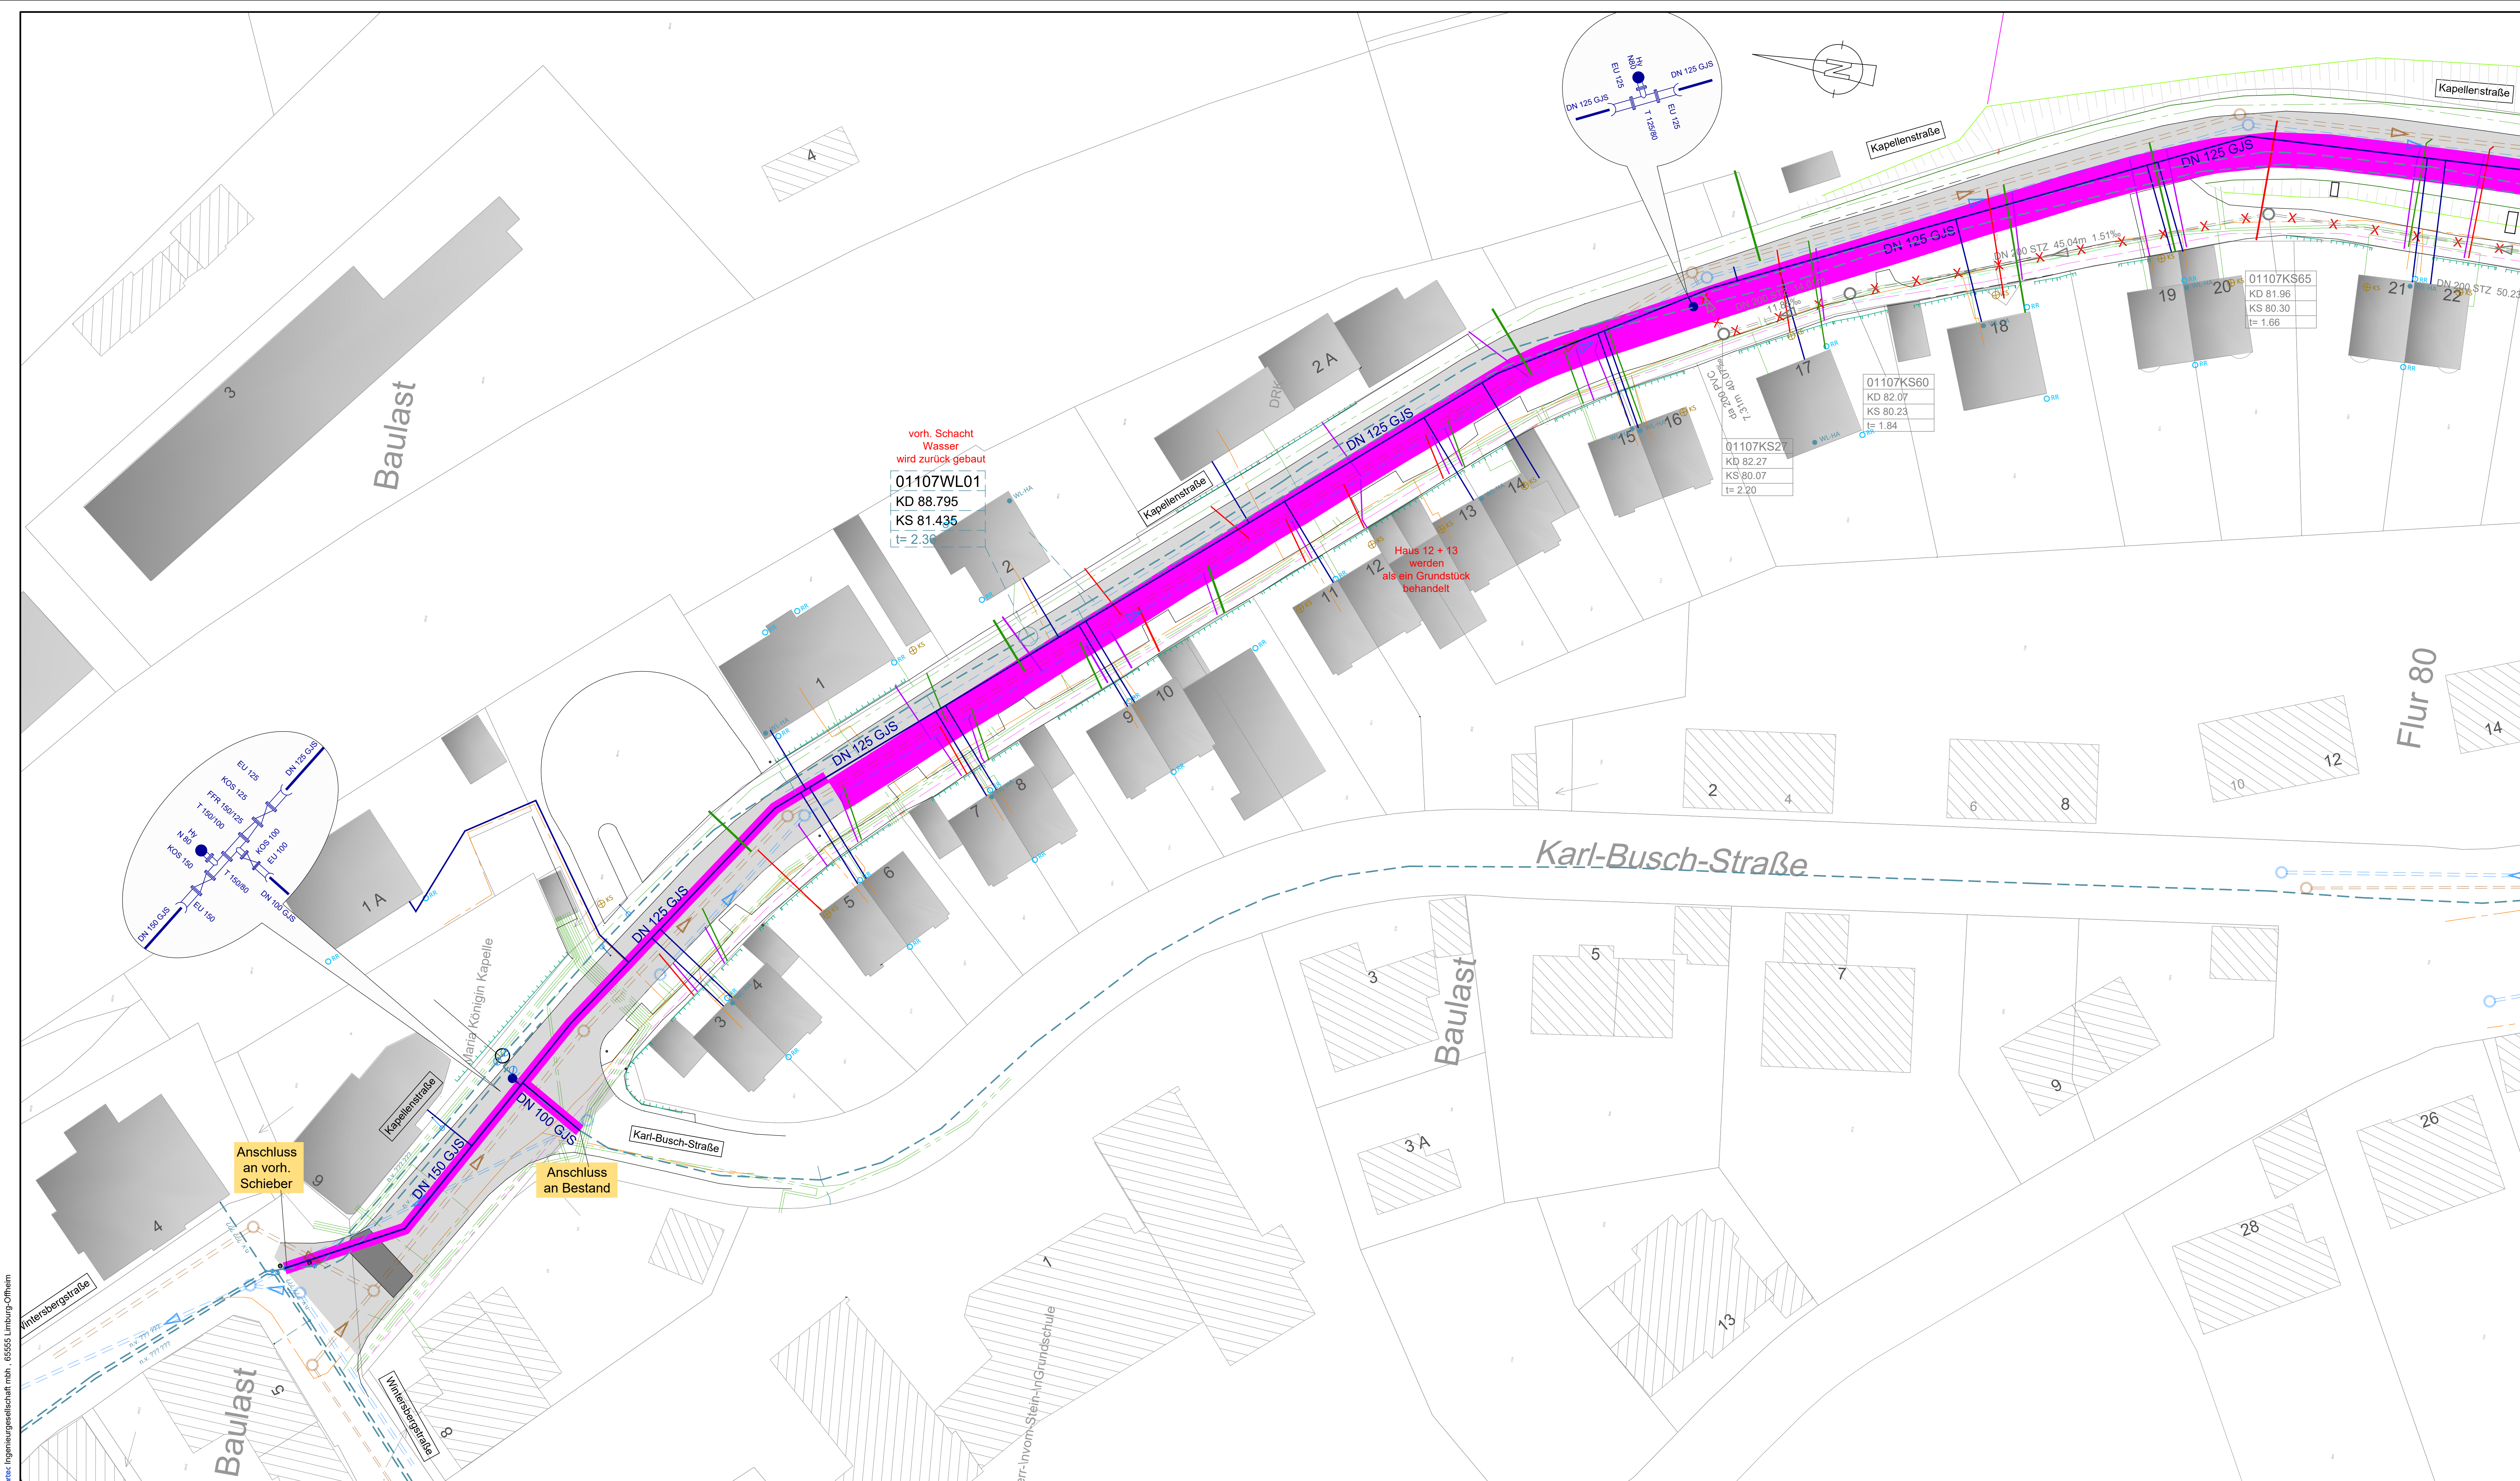

LEGENDE

- ✕-✕-✕-✕- vorhandenen Kanal verdämmen
- — — — — vorhandener Regenwasserkanal
- — — — — vorhandener Schmutzwasserkanal
- — — — — geplanter Schmutzwasserhausanschluss
- — — — — geplanter Regenwasserhausanschluss
- — — — — geplante Wasserleitung + Hausanschluss
- — — — — SW Hausanschluss ist in Ordnung
- - - - - vorhandene Wasserleitung

Vorhandene Versorger

- — — — — Telekomleitung
- — — — — Strom
- — — — — Gasleitung
- — — — — Fahr- und Gehwegrand

B	29.06.2026	Schmutzwasser Hausanschlüsse, ZK 4, kein Sanierungsbedarf ergänzt	AN
A	15.04.2026	Wasserdetails geändert, WL Anschlussvorschläge eingearbeitet	AN
Index	Datum	Änderung	Name

artec
Ingenieurgesellschaft m.B.H.
Beratende Ingenieure
Verkehrsbau
Abwasserentsorgung
Kommunale Versorgung
Geotechnik und -renaturierung
Bauwerksmanagement
Projektmanagement

artec
Ingenieurgesellschaft m.B.H.
Beratende Ingenieure
Hauptstadtstr. 6
56377 Nassau
Tel. 0431 3187-10 Fax 0431 3187-70-79
Ingenieur

Projekt
Kanal- und Wasserleitungserneuerung
"Kapellenstraße" 2. Bauabschnitt
in Bad Ems

Bauherr
VGW Bad Ems - Nassau
Koppelheck 25
56377 Nassau
Ausführungsplanung

Plan
Lageplan 1
Kanal- und Wasserleitungserneuerung

Bauherr
Datum: 10.07.2026
Projekt-nr.: 014.034
Blatt-nr.: 1.018
Maßstab: 1:250
Bearbeiter: DK
Gezeichnet: AN

Hoenbergstraße 6
65555 Limburg
Tel. 06431/9870-0
Fax 06431/9870-70

artec